
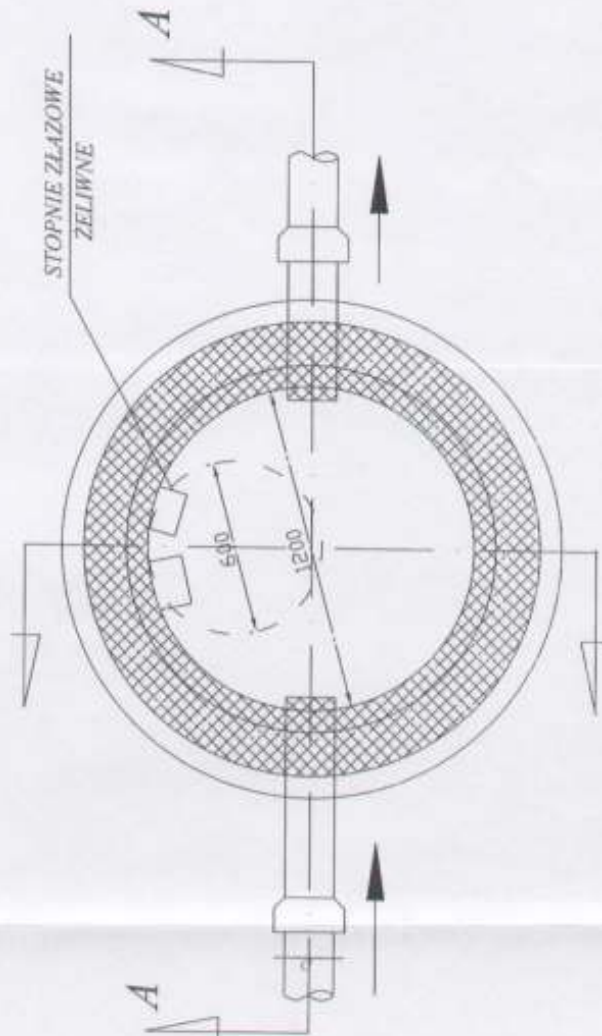


STUDZIENKA REWIZYJNA Z OSADNIKIEM $h=0,5m$ SKALA 1:20

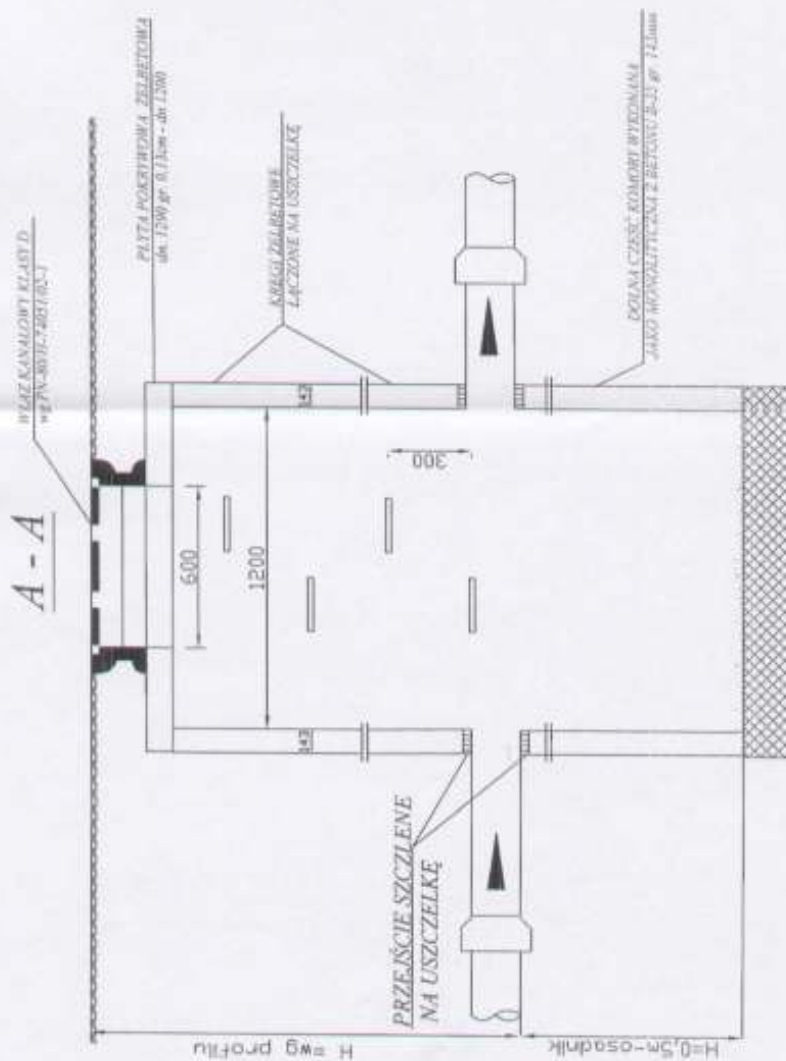

Projektowanie i Nadzory Wod-Kan mgr inż. Jan Kretkowski ul. Miodowa 3, Mała Nieszawka, 87-103 Toruń			
Obiekt:	Budowa kanalizacji deszczowej wraz z przyłączami kanalizacji deszczowej w ul. Dworcowej i Młyńskiej w m. Lubicz Dolny (dz. nr 188, 146/5, 155/8) gm. Lubicz.		
Nazwa rys.	Studzienka rewizyjna z osadnikiem gł. $h=0,5m$	upr. UAN-IV/8346/11/TO/88 w spec. instalacyjnej - instalacyjnej	upr. KUP/0050/POOS/05 w spec. instalacyjnej
Inwestor:	Gmina Lubicz ul. Toruńska 21, 87-162 Lubicz		
Projektant:	mgr inż. Jan Kretkowski		
Sprawdzający:	mgr inż. Bartosz Kretkowski		
Data: 07.2017r		Skala	Rys. nr 9