

Województwo: kujawsko-pomorskie
Powiat: toruński
Jednostka ewidencyjna: 041504_2, Lubicz
Obręb: 0012, Lubicz Dolny
Działka: 269/5, 272/5, 273/4,


mgr inż. Rukowski
7-100 Toruń, ul. Szafranowa 15
58-63-68, kom. 6-502-222

MAPA DO CELÓW PROJEKTOWYCH
SKALA 1:500

Układ odniesienia: PL-ETRF89, układ wsp. płaskich: PL-2000 strefa 6 (18°), układ wys.: PL-KRON86-NH
obr. Lubicz Dolny 0012: dz. 269/5, 272/5, 273/4, 275
Seksje mapy: 6.191.27.11.2.2; 6.191.27.12.1.1
GOD.6640.981.2018

mgr inż. Rukowski
7-100 Toruń, ul. Szafranowa 15
Zaswiadczenie: 1367
A. (056) 654 654

Nie wyklucza się istnienia w terenie urządzeń podziemnych dla których nie była wykonana geodezyjna inwentaryzacja powykonawcza

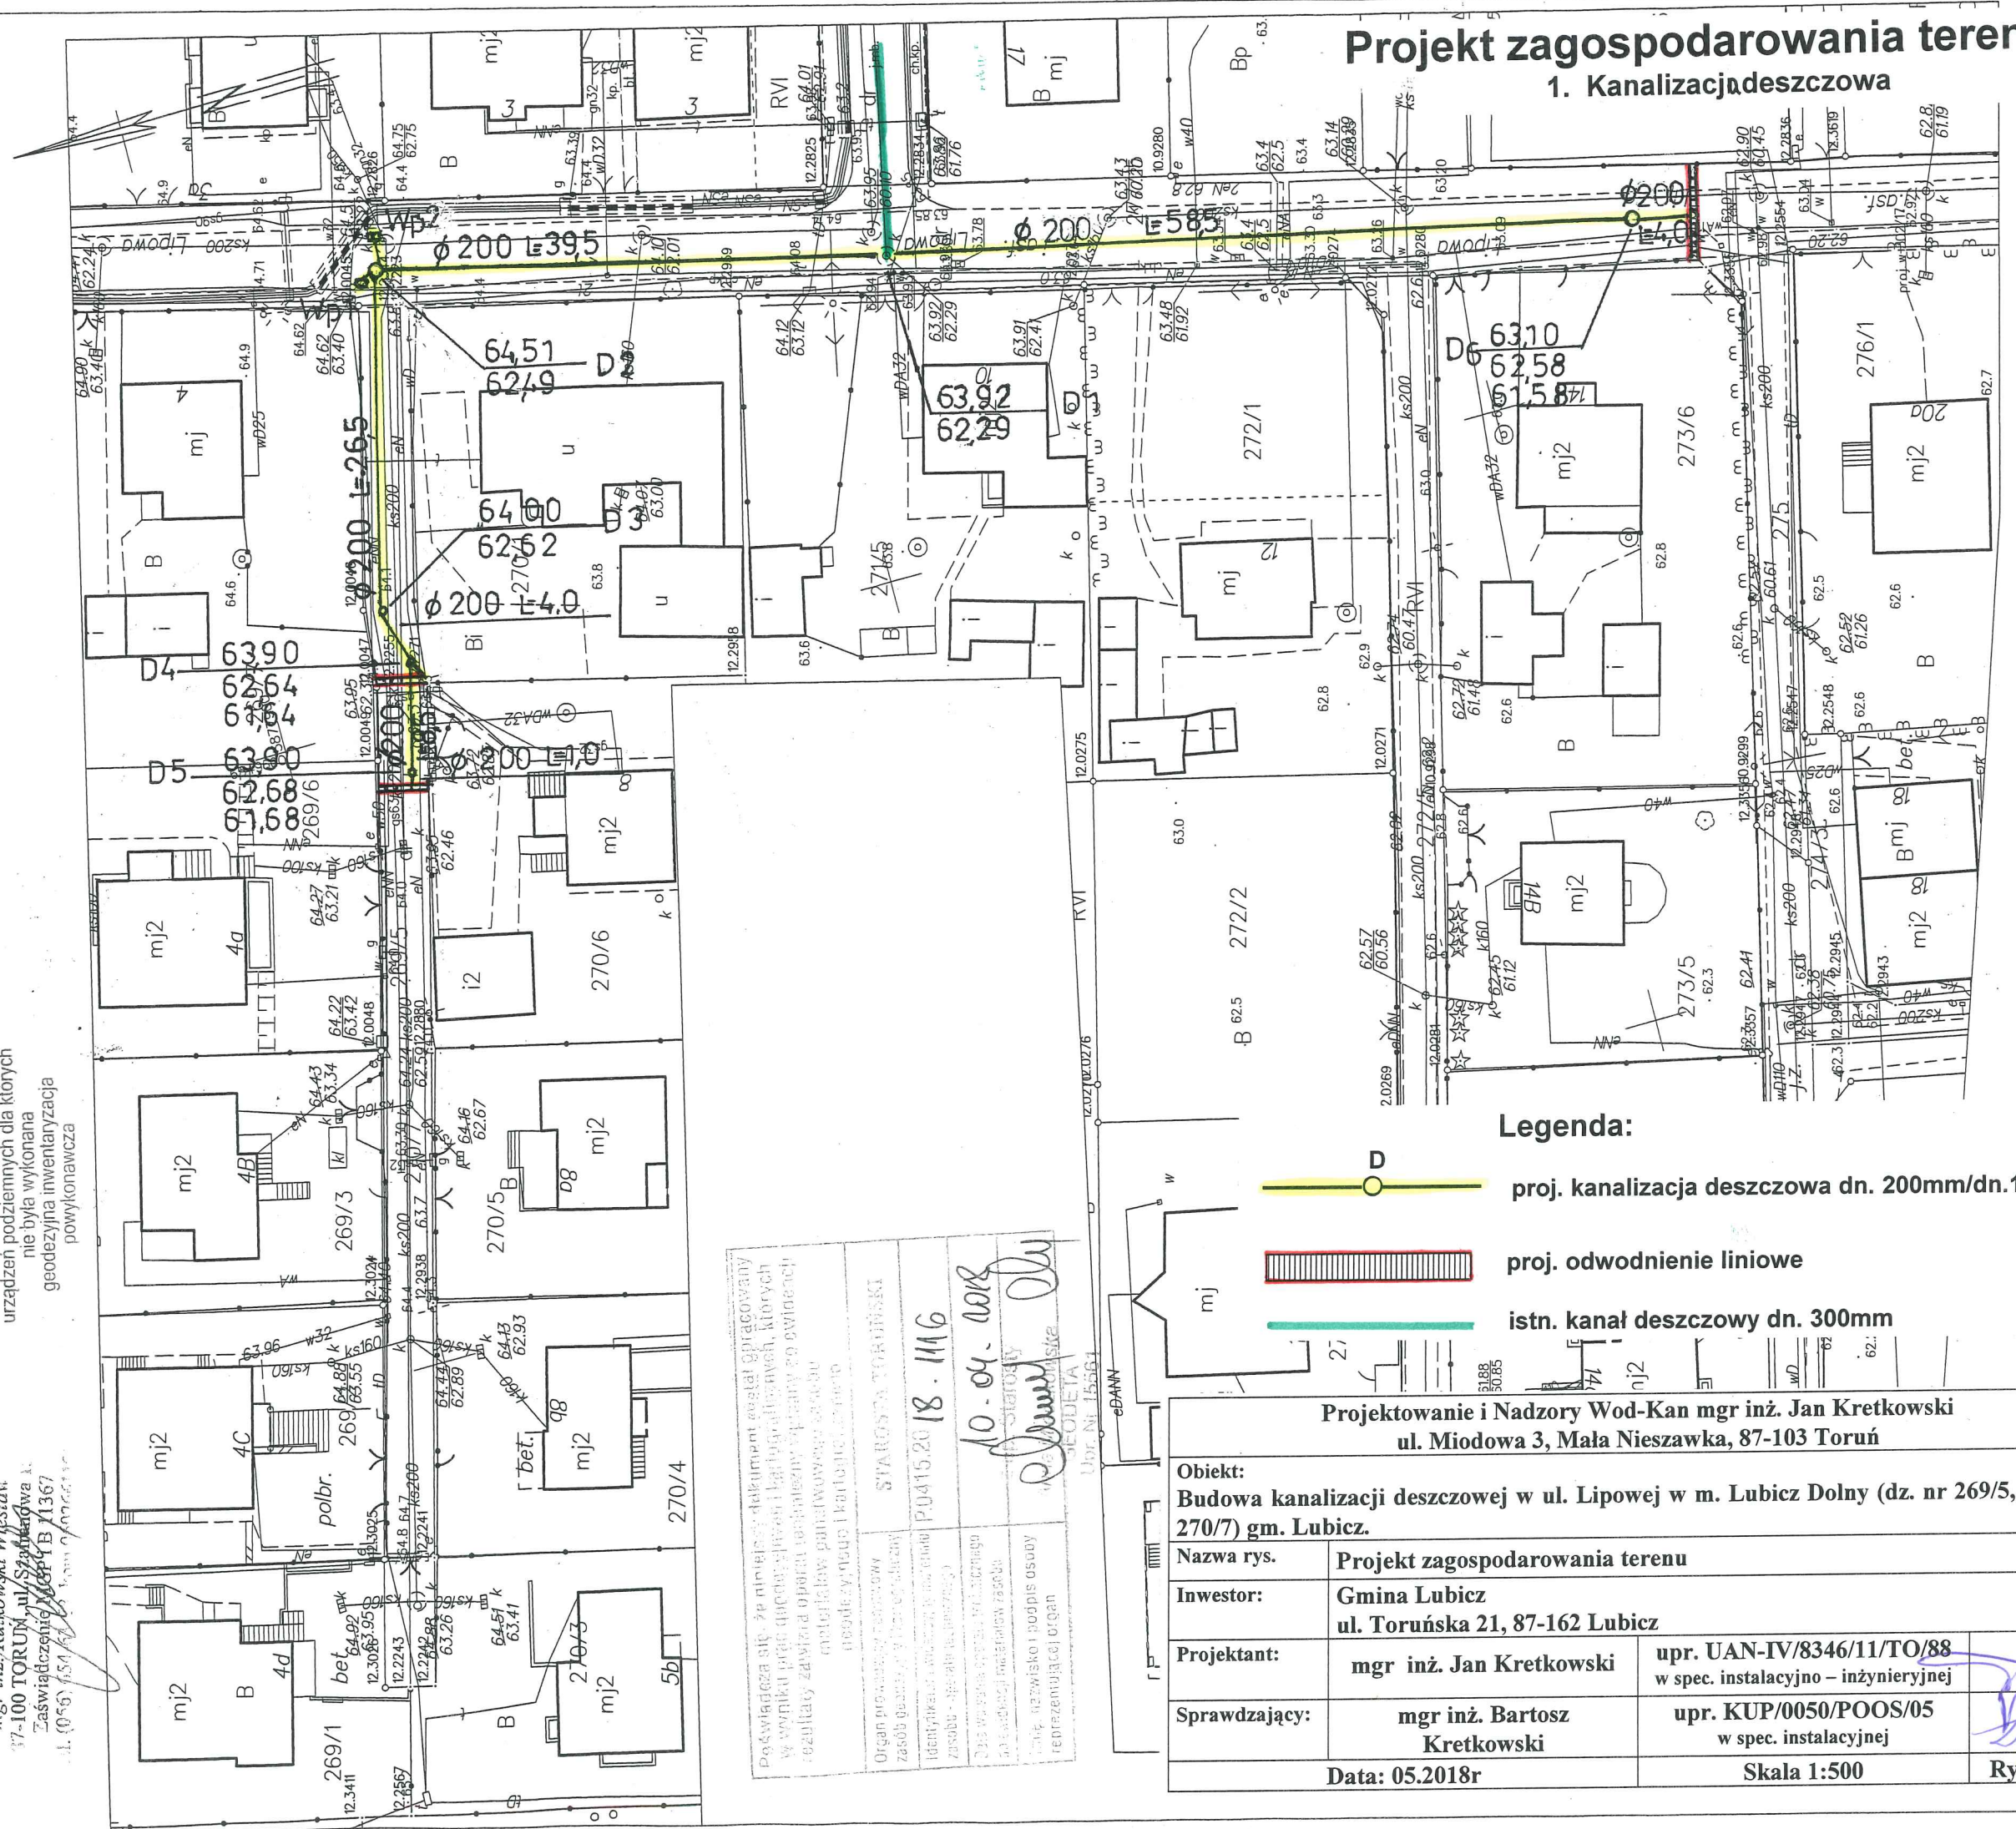

Projekt zagospodarowania terenu
1. Kanalizacja deszczowa

- Legenda:
- proj. kanalizacja deszczowa dn. 200mm/dn.160mm
 - proj. odwodnienie liniowe
 - istn. kanał deszczowy dn. 300mm

Projektowanie i Nadzory Wod-Kan mgr inż. Jan Kretkowski ul. Miodowa 3, Mała Nieszawka, 87-103 Toruń		
Objekt: Budowa kanalizacji deszczowej w ul. Lipowej w m. Lubicz Dolny (dz. nr 269/5, 277/15, 270/7) gm. Lubicz.		
Nazwa rys.	Projekt zagospodarowania terenu	
Inwestor:	Gmina Lubicz ul. Toruńska 21, 87-162 Lubicz	
Projektant:	mgr inż. Jan Kretkowski	upr. UAN-IV/8346/11/TO/88 w spec. instalacyjno – inżynierskiej
Sprawdzający:	mgr inż. Bartosz Kretkowski	upr. KUP/0050/POOS/05 w spec. instalacyjnej
Data: 05.2018r		Skala 1:500
		Rys. nr 1