



PROFIL KANALIZACJI DESZCZOWEJ
ODWODNIENIE LINIOWE-D4-D3-D2-D1

Skala Pionowa 1:250
Skala Planowa 1:100
Poziom porówn. 51,00 m.n.p.m

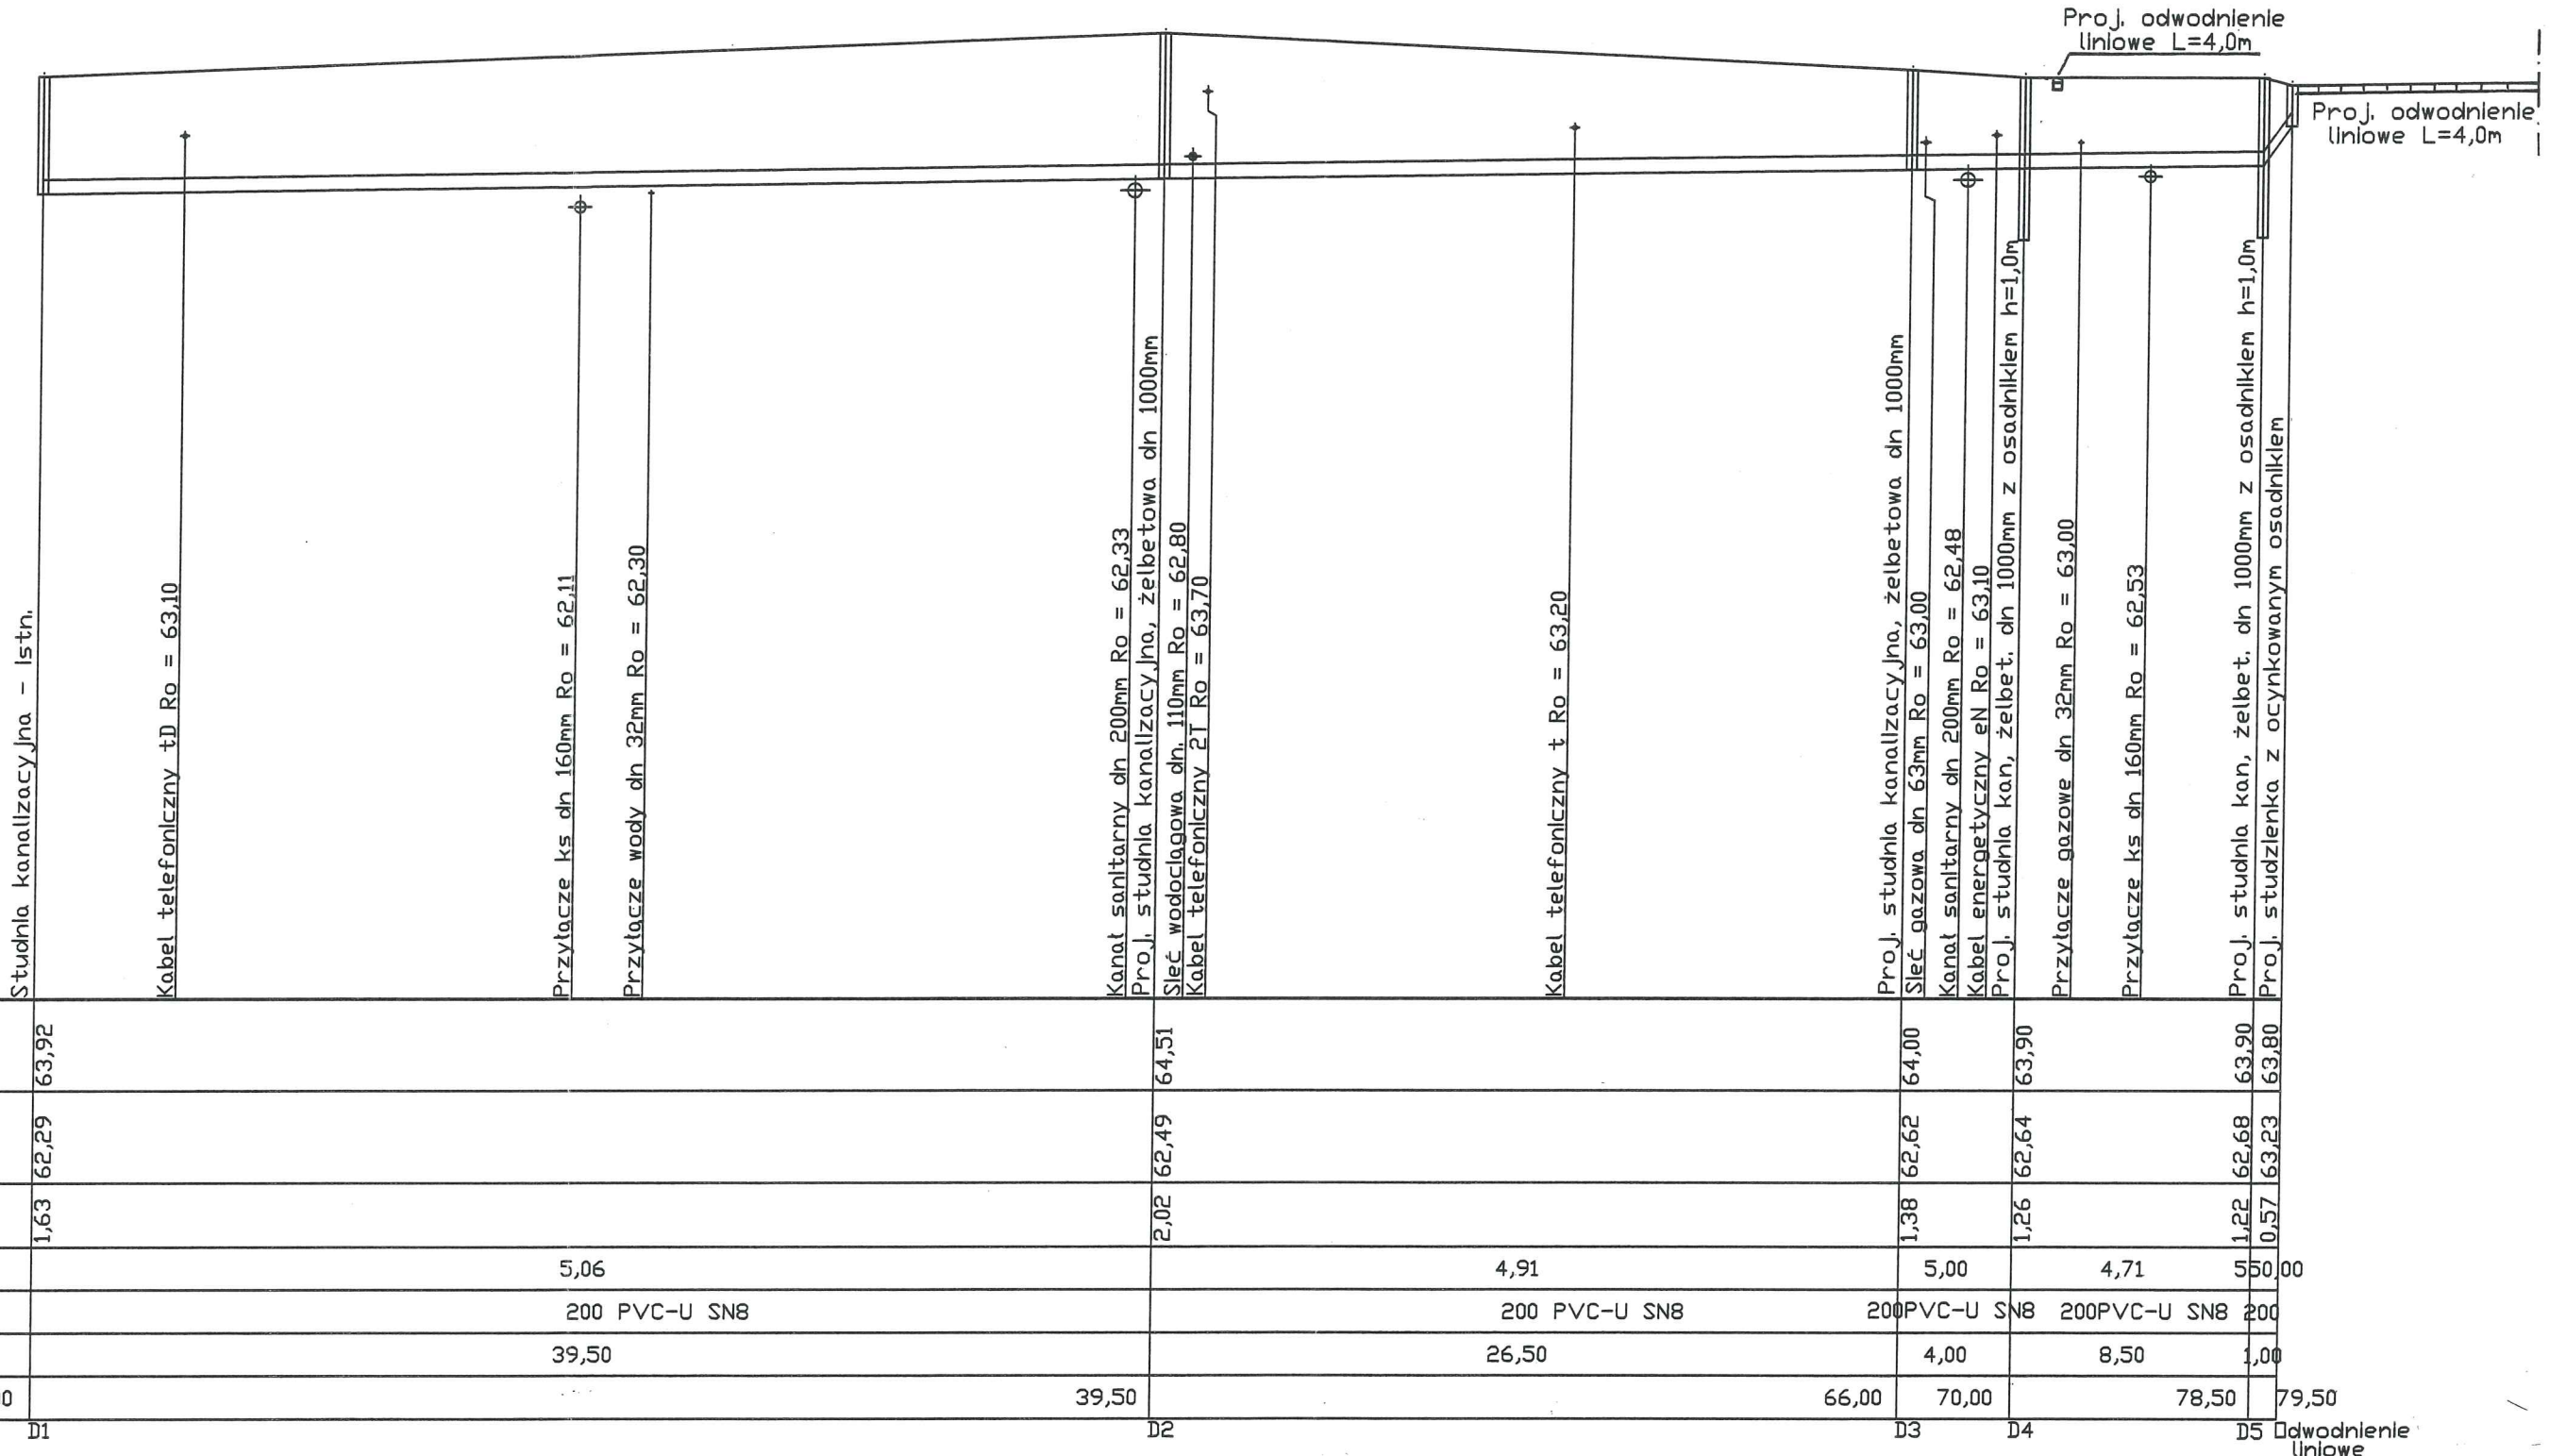




Projektowanie i Nadzory Wod-Kan mgr inż. Jan Kretkowski ul. Miodowa 3, Mała Nieszawka, 87-103 Toruń			
Obiekt: Budowa kanalizacji deszczowej w ul. Lipowej w m. Lubicz Dolny (dz. nr 269/5, 277/15, 270/7) gm. Lubicz.			
Nazwa rys.	Profil kanalizacji deszczowej odwodnienie liniowe -D5-D4-D3-D2-D1		
Inwestor:	Gmina Lubicz ul. Toruńska 21, 87-162 Lubicz		
Projektant:	mgr inż. Jan Kretkowski	upr. UAN-IV/8346/11/TO/88 w spec. instalacyjno - inżynieryjnej	
Sprawdzający:	mgr inż. Bartosz Kretkowski	upr. KUP/0050/POOS/05 w spec. instalacyjnej	
Data: 05.2018r		Skala	Rys. nr 2

PROFIL KANALIZACJI DESZCZOWEJ
ODWODNIENIE LINIOWE - D6 - D1

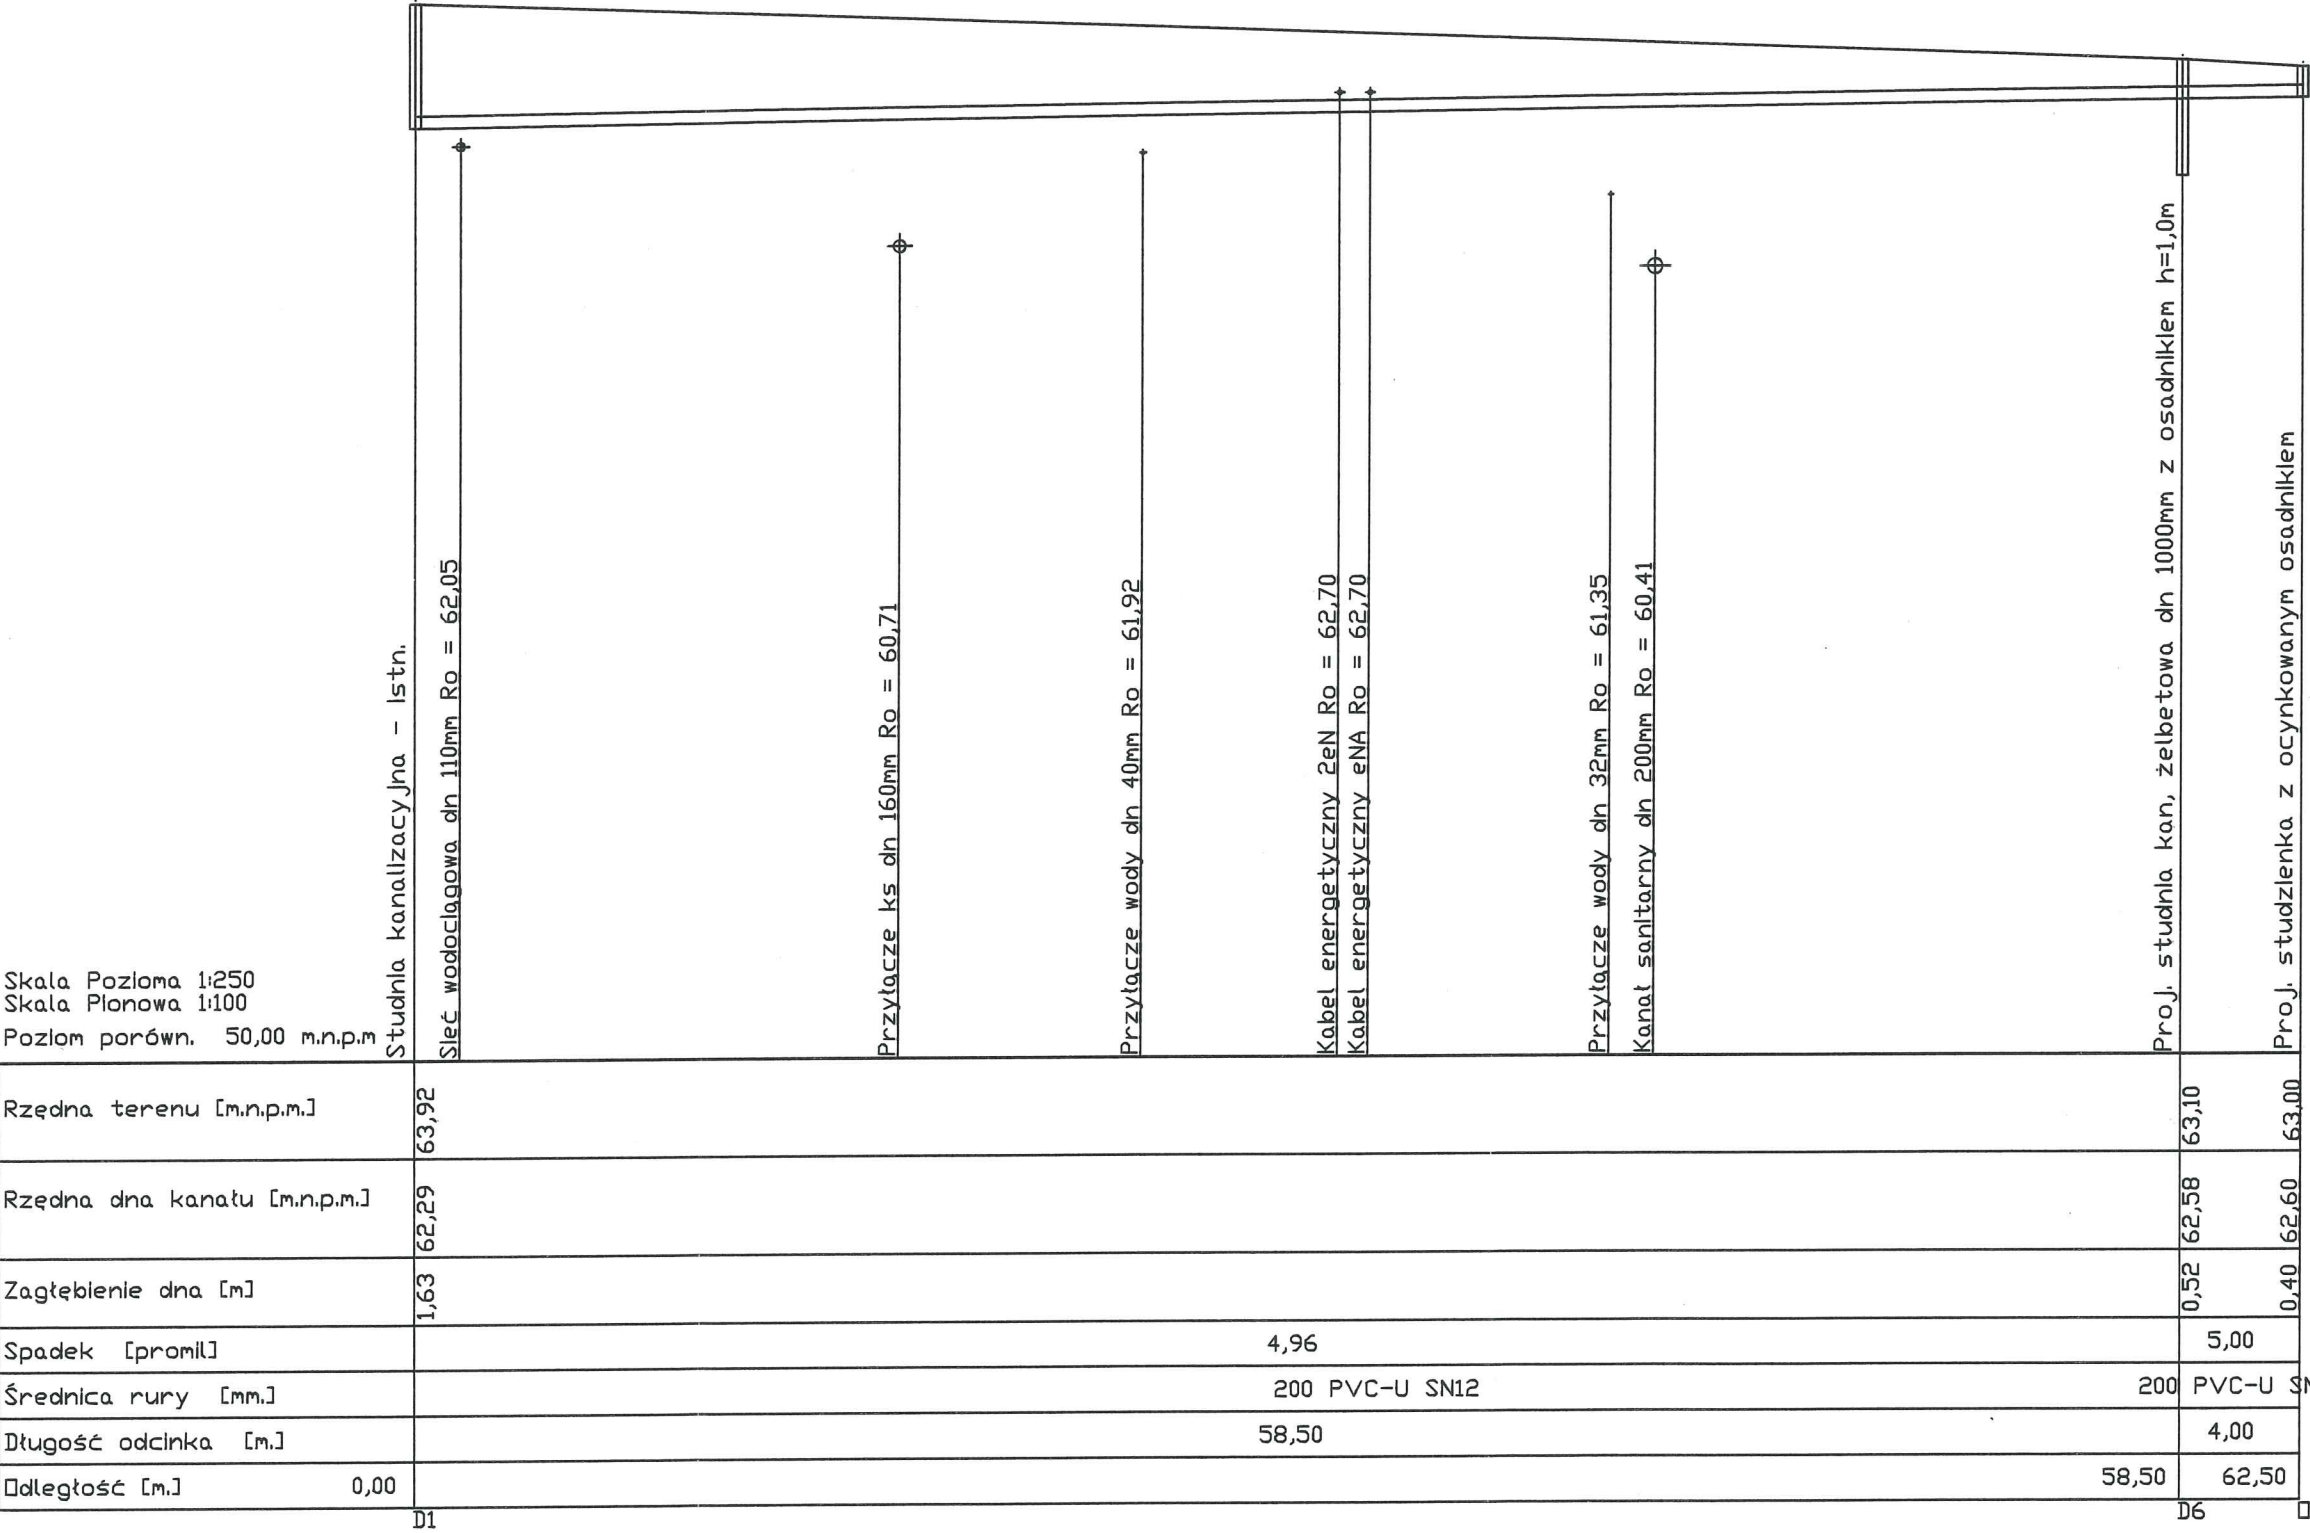

Proj. odwodnienie
liniowe L=7,5m



Projektowanie i Nadzory Wod-Kan mgr inż. Jan Kretkowski ul. Miodowa 3, Mała Nieszawka, 87-103 Toruń			
Obiekt: Budowa kanalizacji deszczowej w ul. Lipowej w m. Lubicz Dolny (dz. nr 269/5, 277/15, 270/7) gm. Lubicz.			
Nazwa rys.	Profil kanalizacji deszczowej odwodnienie liniowe -D6-D1		
Inwestor:	Gmina Lubicz ul. Toruńska 21, 87-162 Lubicz		
Projektant:	mgr inż. Jan Kretkowski	upr. UAN-IV/8346/11/TO/88 w spec. instalacyjno – inżynieryjnej	
Sprawdzający:	mgr inż. Bartosz Kretkowski	upr. KUP/0050/POOS/05 w spec. instalacyjnej	
Data: 05.2018r		Skala	Rys. nr 3

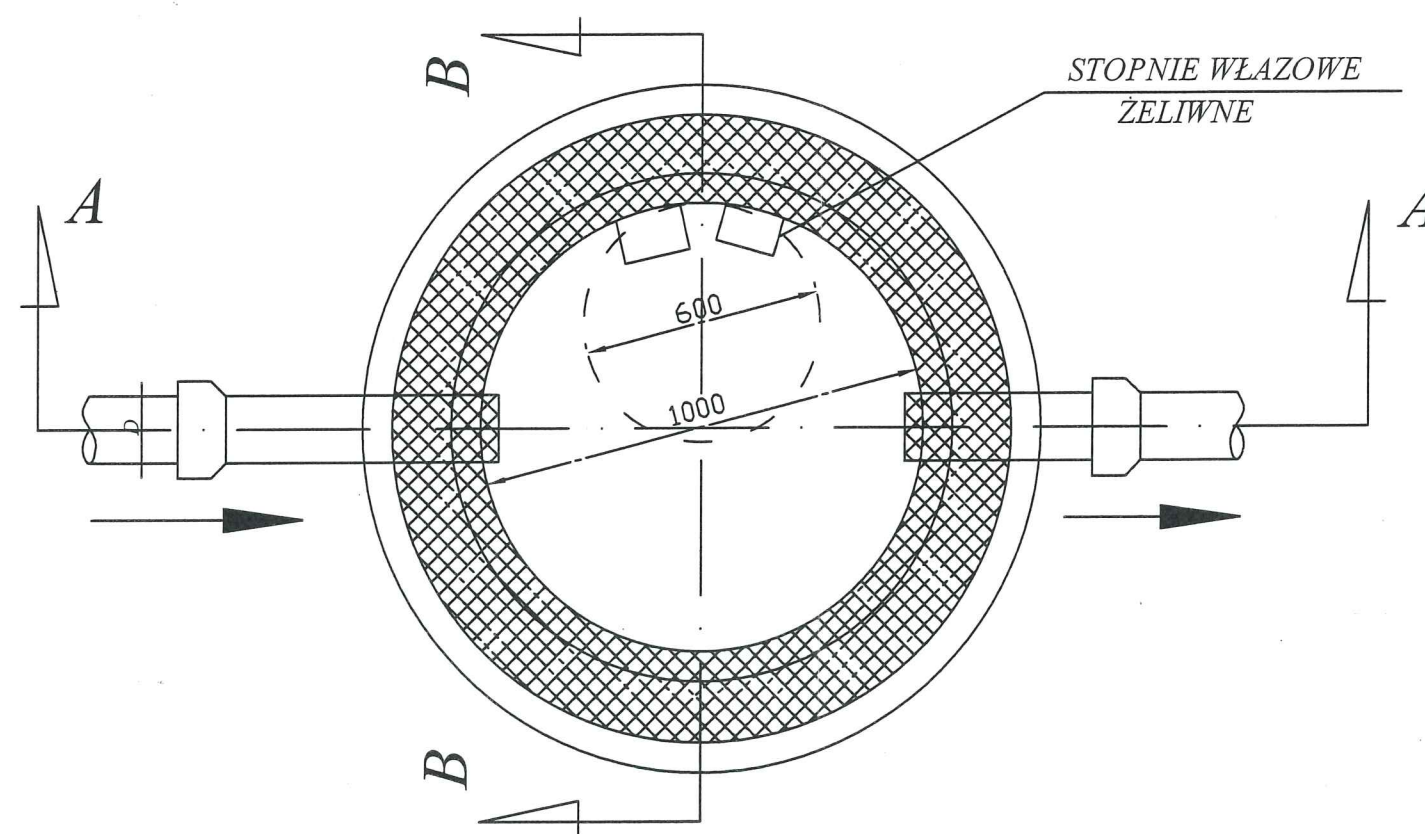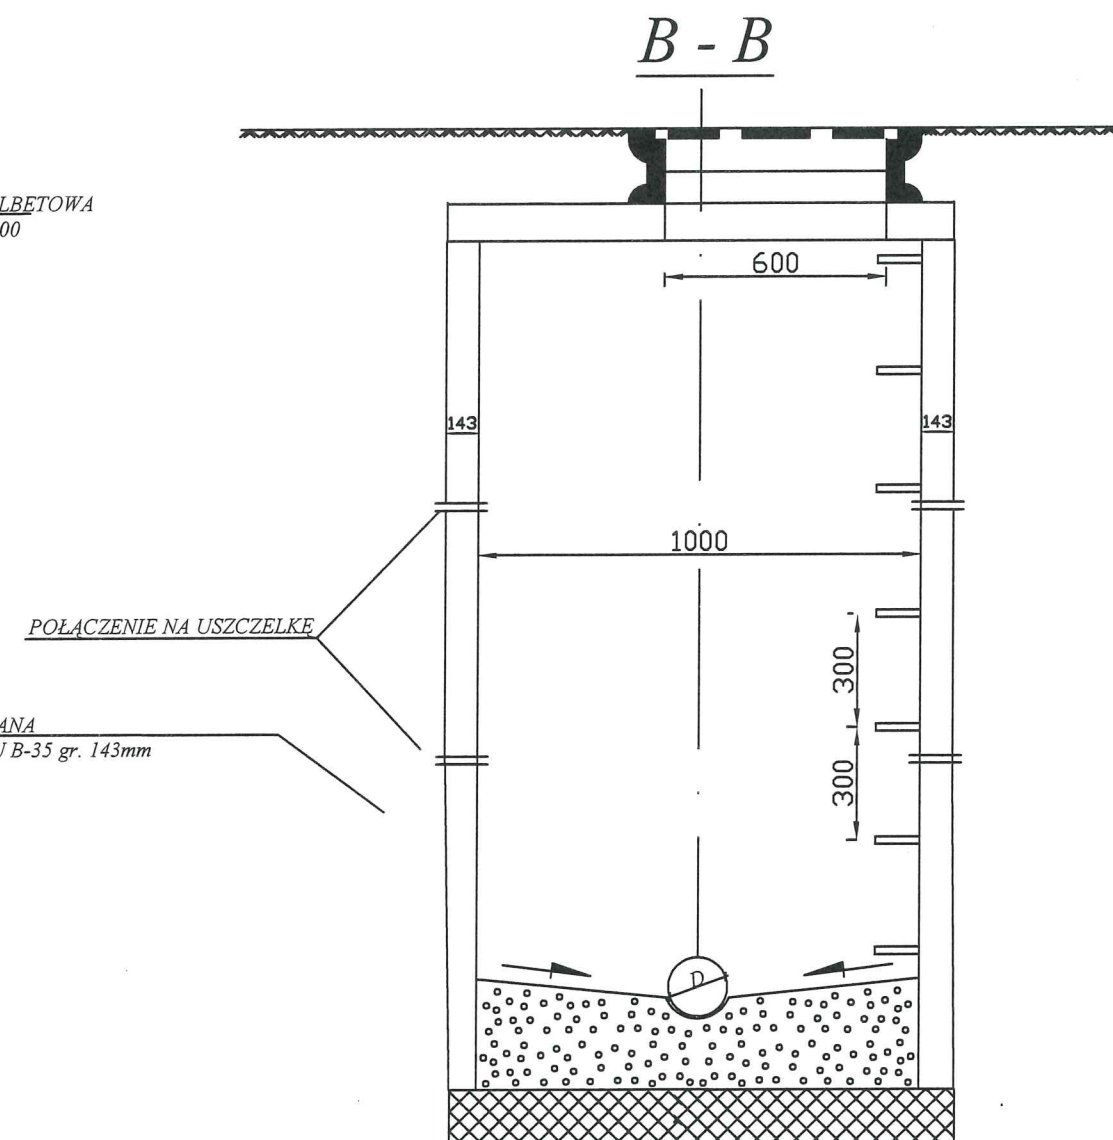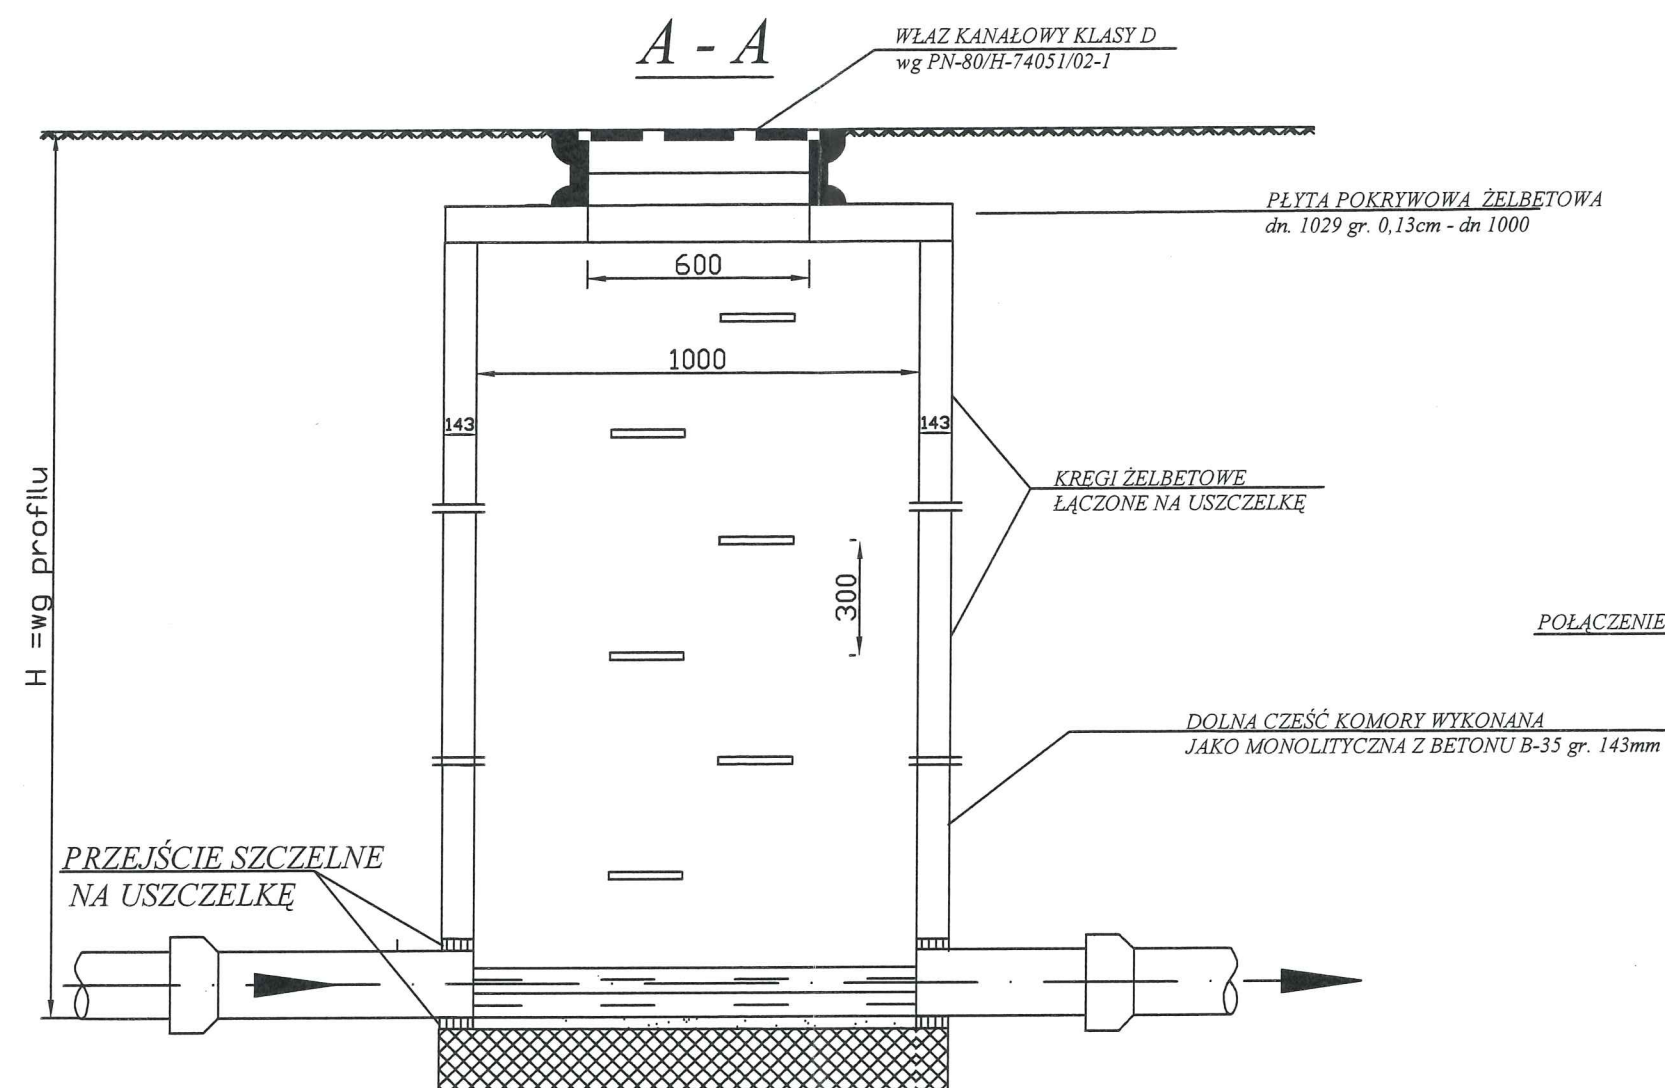

STUDZIENKA REWIZYJNA SKALA 1:20

Projektowanie i Nadzory Wod-Kan mgr inż. Jan Kretkowski ul. Miodowa 3, Mała Nieszawka, 87-103 Toruń			
Obiekt: Budowa kanalizacji deszczowej w ul. Lipowej w m. Lubicz Dolny (dz. nr 269/5, 277/15, 270/7) gm. Lubicz.			
Nazwa rys.	Studzienka rewizyjna		
Inwestor:	Gmina Lubicz ul. Toruńska 21, 87-162 Lubicz		
Projektant:	mgr inż. Jan Kretkowski	upr. UAN-IV/8346/11/TO/88 w spec. instalacyjno – inżynierskiej	
Sprawdzający:	mgr inż. Bartosz Kretkowski	upr. KUP/0050/POOS/05 w spec. instalacyjnej	
Data: 05.2018r		Skala	Rys. nr 6

STUDZIENKA REWIZYJNA Z OSADNIKIEM h=1,0m SKALA 1:20

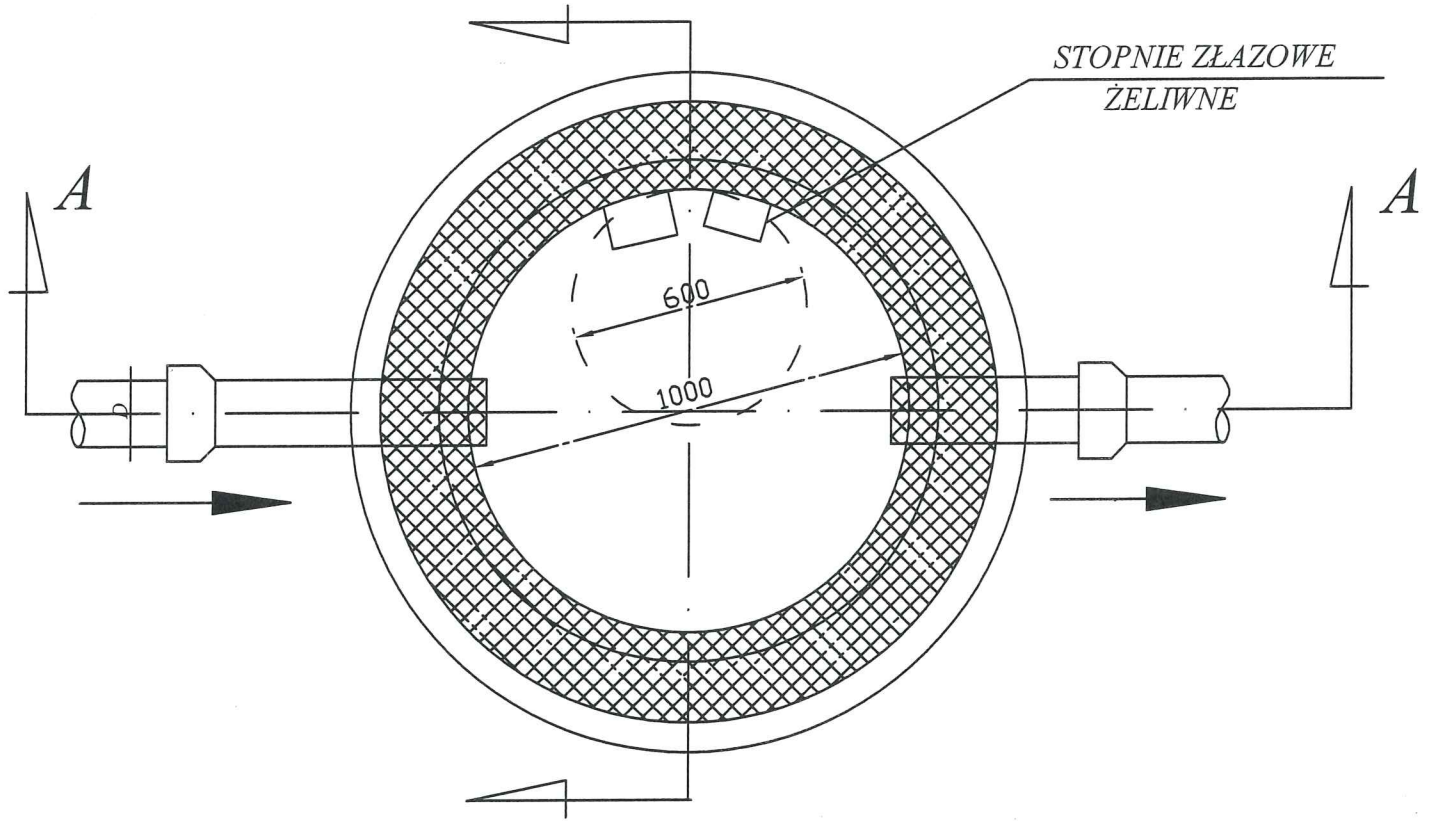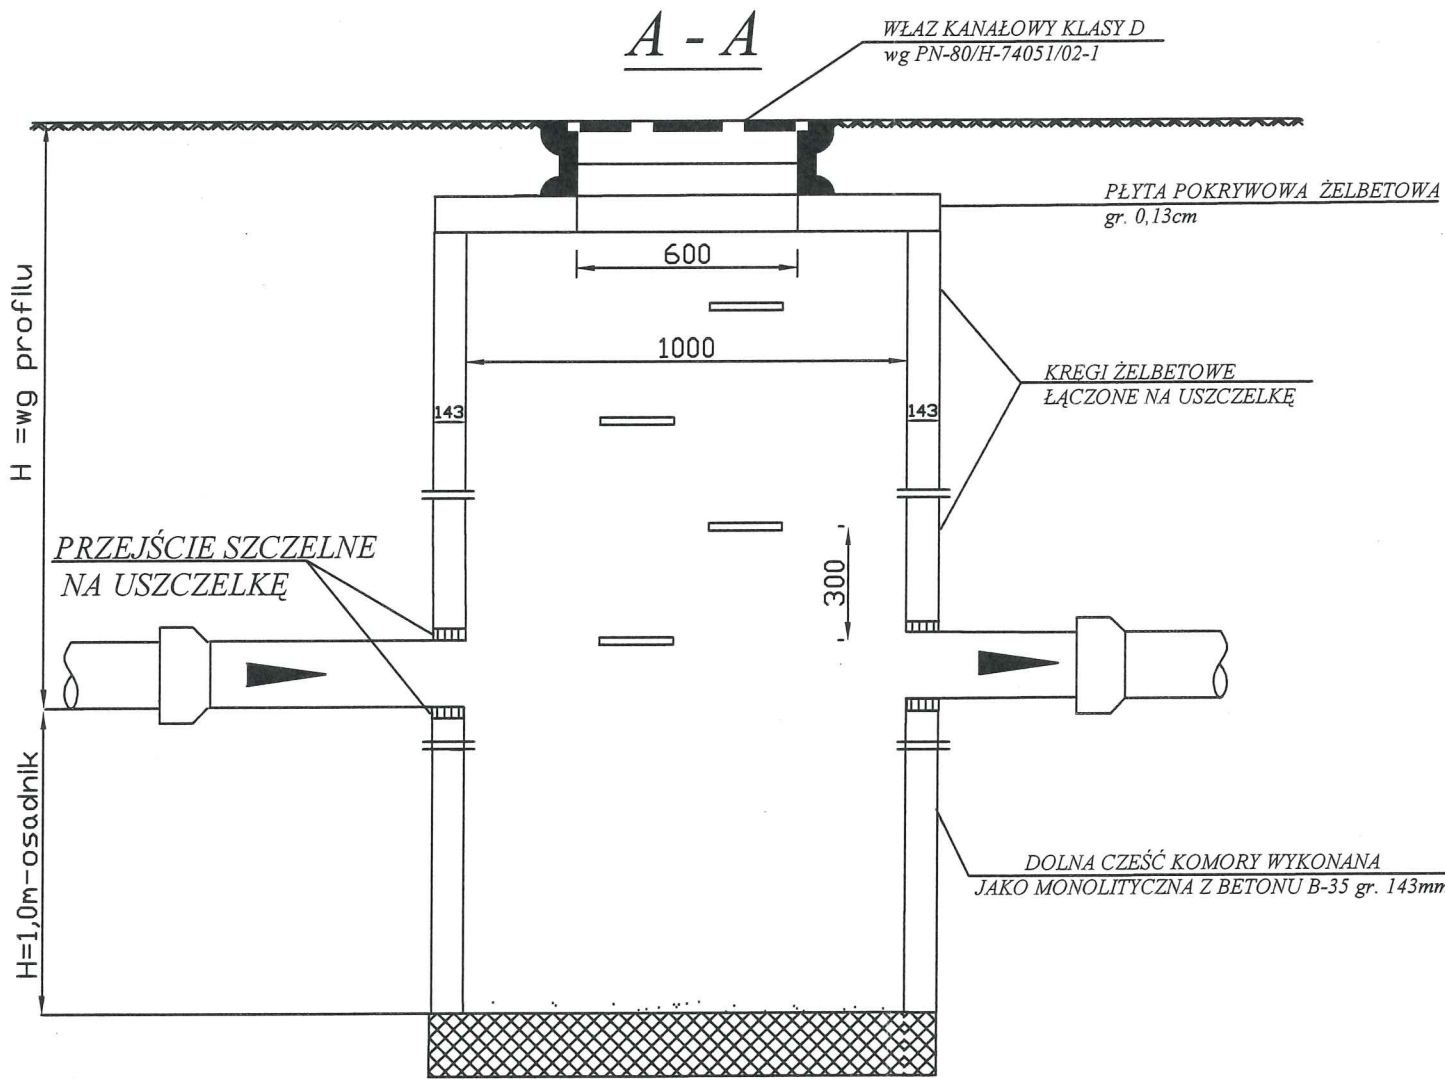

Projektowanie i Nadzory Wod-Kan mgr inż. Jan Kretkowski ul. Miodowa 3, Mała Nieszawka, 87-103 Toruń			
Obiekt: Budowa kanalizacji deszczowej w ul. Lipowej w m. Lubicz Dolny (dz. nr 269/5, 277/15, 270/7) gm. Lubicz.			
Nazwa rys.	Studzienka rewizyjna z osadnikiem gł. h=1,0m		
Inwestor:	Gmina Lubicz ul. Toruńska 21, 87-162 Lubicz		
Projektant:	mgr inż. Jan Kretkowski	upr. UAN-IV/8346/11/TO/88 w spec. instalacyjno – inżynieryjnej	
Sprawdzający:	mgr inż. Bartosz Kretkowski	upr. KUP/0050/POOS/05 w spec. instalacyjnej	
Data: 05.2018r		Skala	Rys. nr 7