

obr. Krobia 0010; dz. 151/23
Seksje mapy: 6.191.27.13.4.4; 6.191.27.13.4.2; 6.191.27.13.2.4; 6.191.27.14.3.3; 6.191.27.14.3.1; 6.191.27.14.1.3; 6.191.27.14.1.1; 6.191.27.13.2.2
GOD.6640.444.2016
Służebności gruntowych nie badano

Województwo: kujawsko-pomorskie
Powiat: toruński
Jednostka ewidencyjna: 041504_2, Lubicz
Obręb: 0010, Krobia


MAPA DO CELÓW PROJEKTOWYCH
SKALA 1:500
Układ wsp. płaskich: 2000 strefa 6 (18°), układ odn.: Kronsztadt 86

USŁUGI GEODEZYJNE
Janusz Janiak
87-100 Toruń, ul. Książkowskiego 20/1
tel. 784-034-203
REGON 871125046 NIP 906-104-19-46

GEODETA UPRAWNIENY
nr uprawnień: 1351
mgr inż. Janusz Janiak

Poswiadcza się, że niniejszy dokument został opracowany
w wyniku prac geodezyjnych i kartograficznych, których
rezultaty zawiera operat techniczny wpisany do ewidencji
materiałów państwowego zasobu
geodezyjnego i kartograficznego

16 827
09 MAR 2016
Zygmunt Starogaj
mgr inż. Zygmunt Starogaj
reprezentujący organ

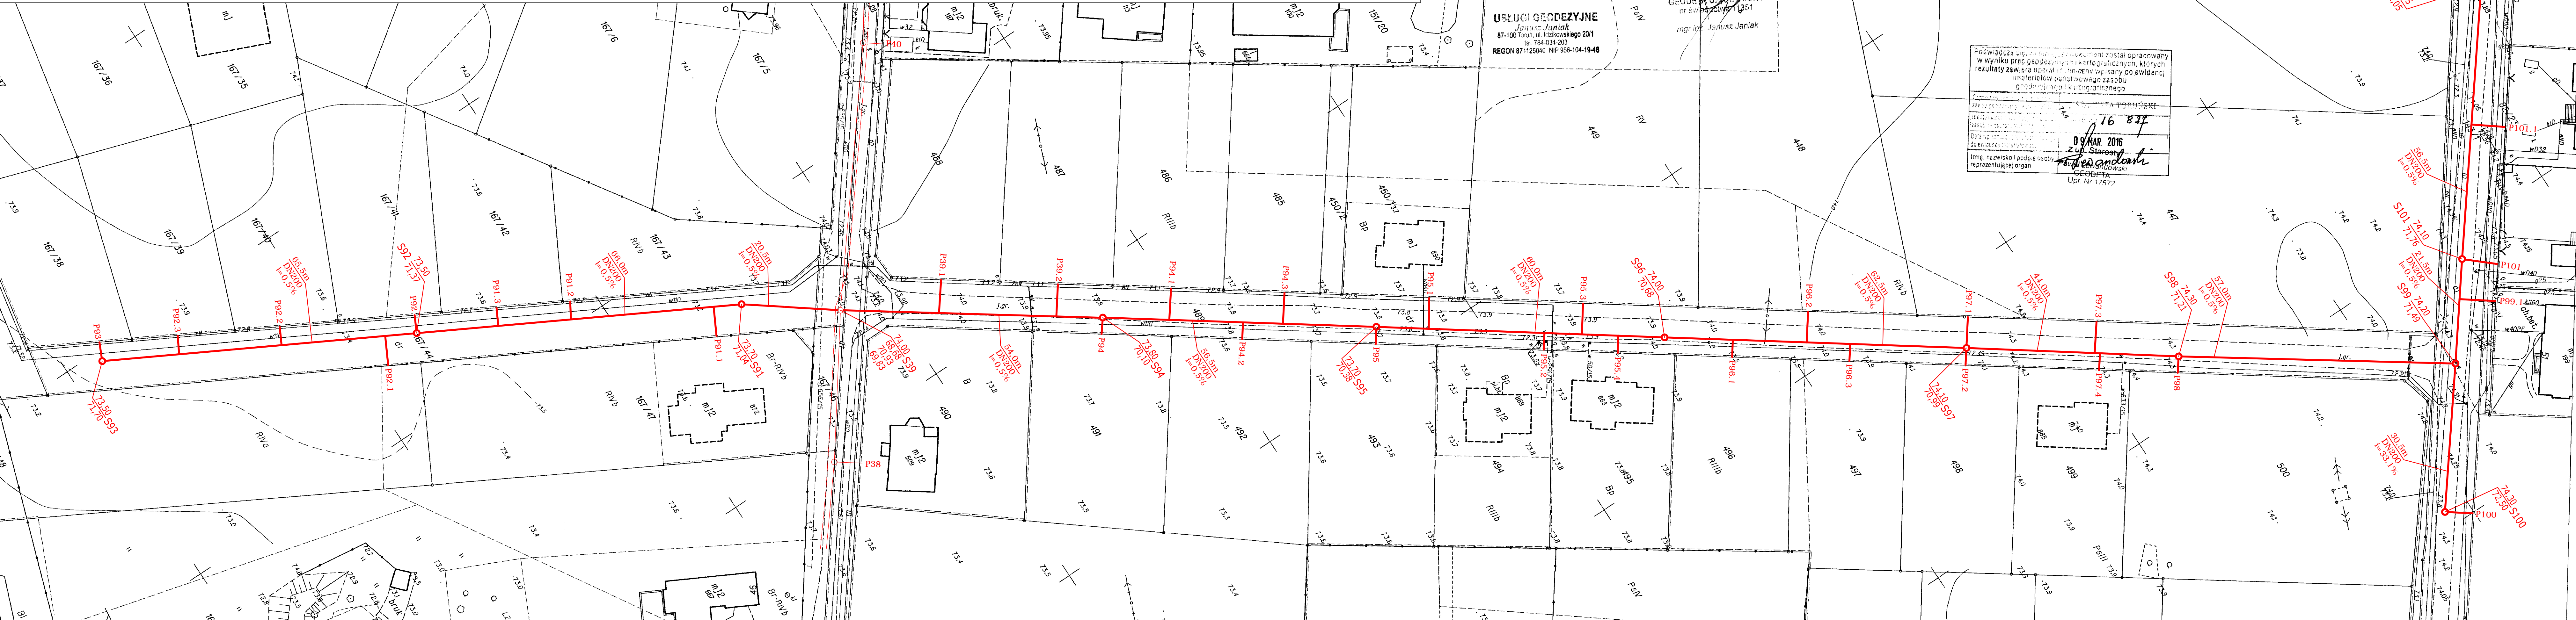

Projektowana kanalizacja sanitarna grawitacyjna

| | | |
|-------------------------------------------------------------------------------------------------------------------------|-----------------------------------------------|---------------|
| WIELOBRANŻOWE PRZEDSIĘBIORSTWO USŁUGOWO - PRODUKCYJNE "MELBUD" S.C. 87-1000 TORUŃ UL. TRAMWAJOWA 12 | | |
| Inwestor: Lubicke Wodociągi Sp. z o.o.; ulica Polna 20; 87-162 Lubicz Górny | | |
| Obiekt: Budowa sieci kanalizacji sanitarnej wraz z odgałęzieniami bocznymi w ul. KDD-17 w Krobi na terenie gminy Lubicz | | |
| Treść rysunku: Projekt zagospodarowania terenu | | |
| Projektant: inż. Piotr Szeffler | Specjalność instalacyjna: KUP/0158/ZOOS/06 | Podpis: |
| Sprawdzający: mgr inż. Marcin Grzelczyk | Specjalność instalacyjna: KUP/0047/POOS/05 | Podpis: |
| Data: 07-2016 r. | Skala: 1 : 500 | Nr rysunku: 1 |