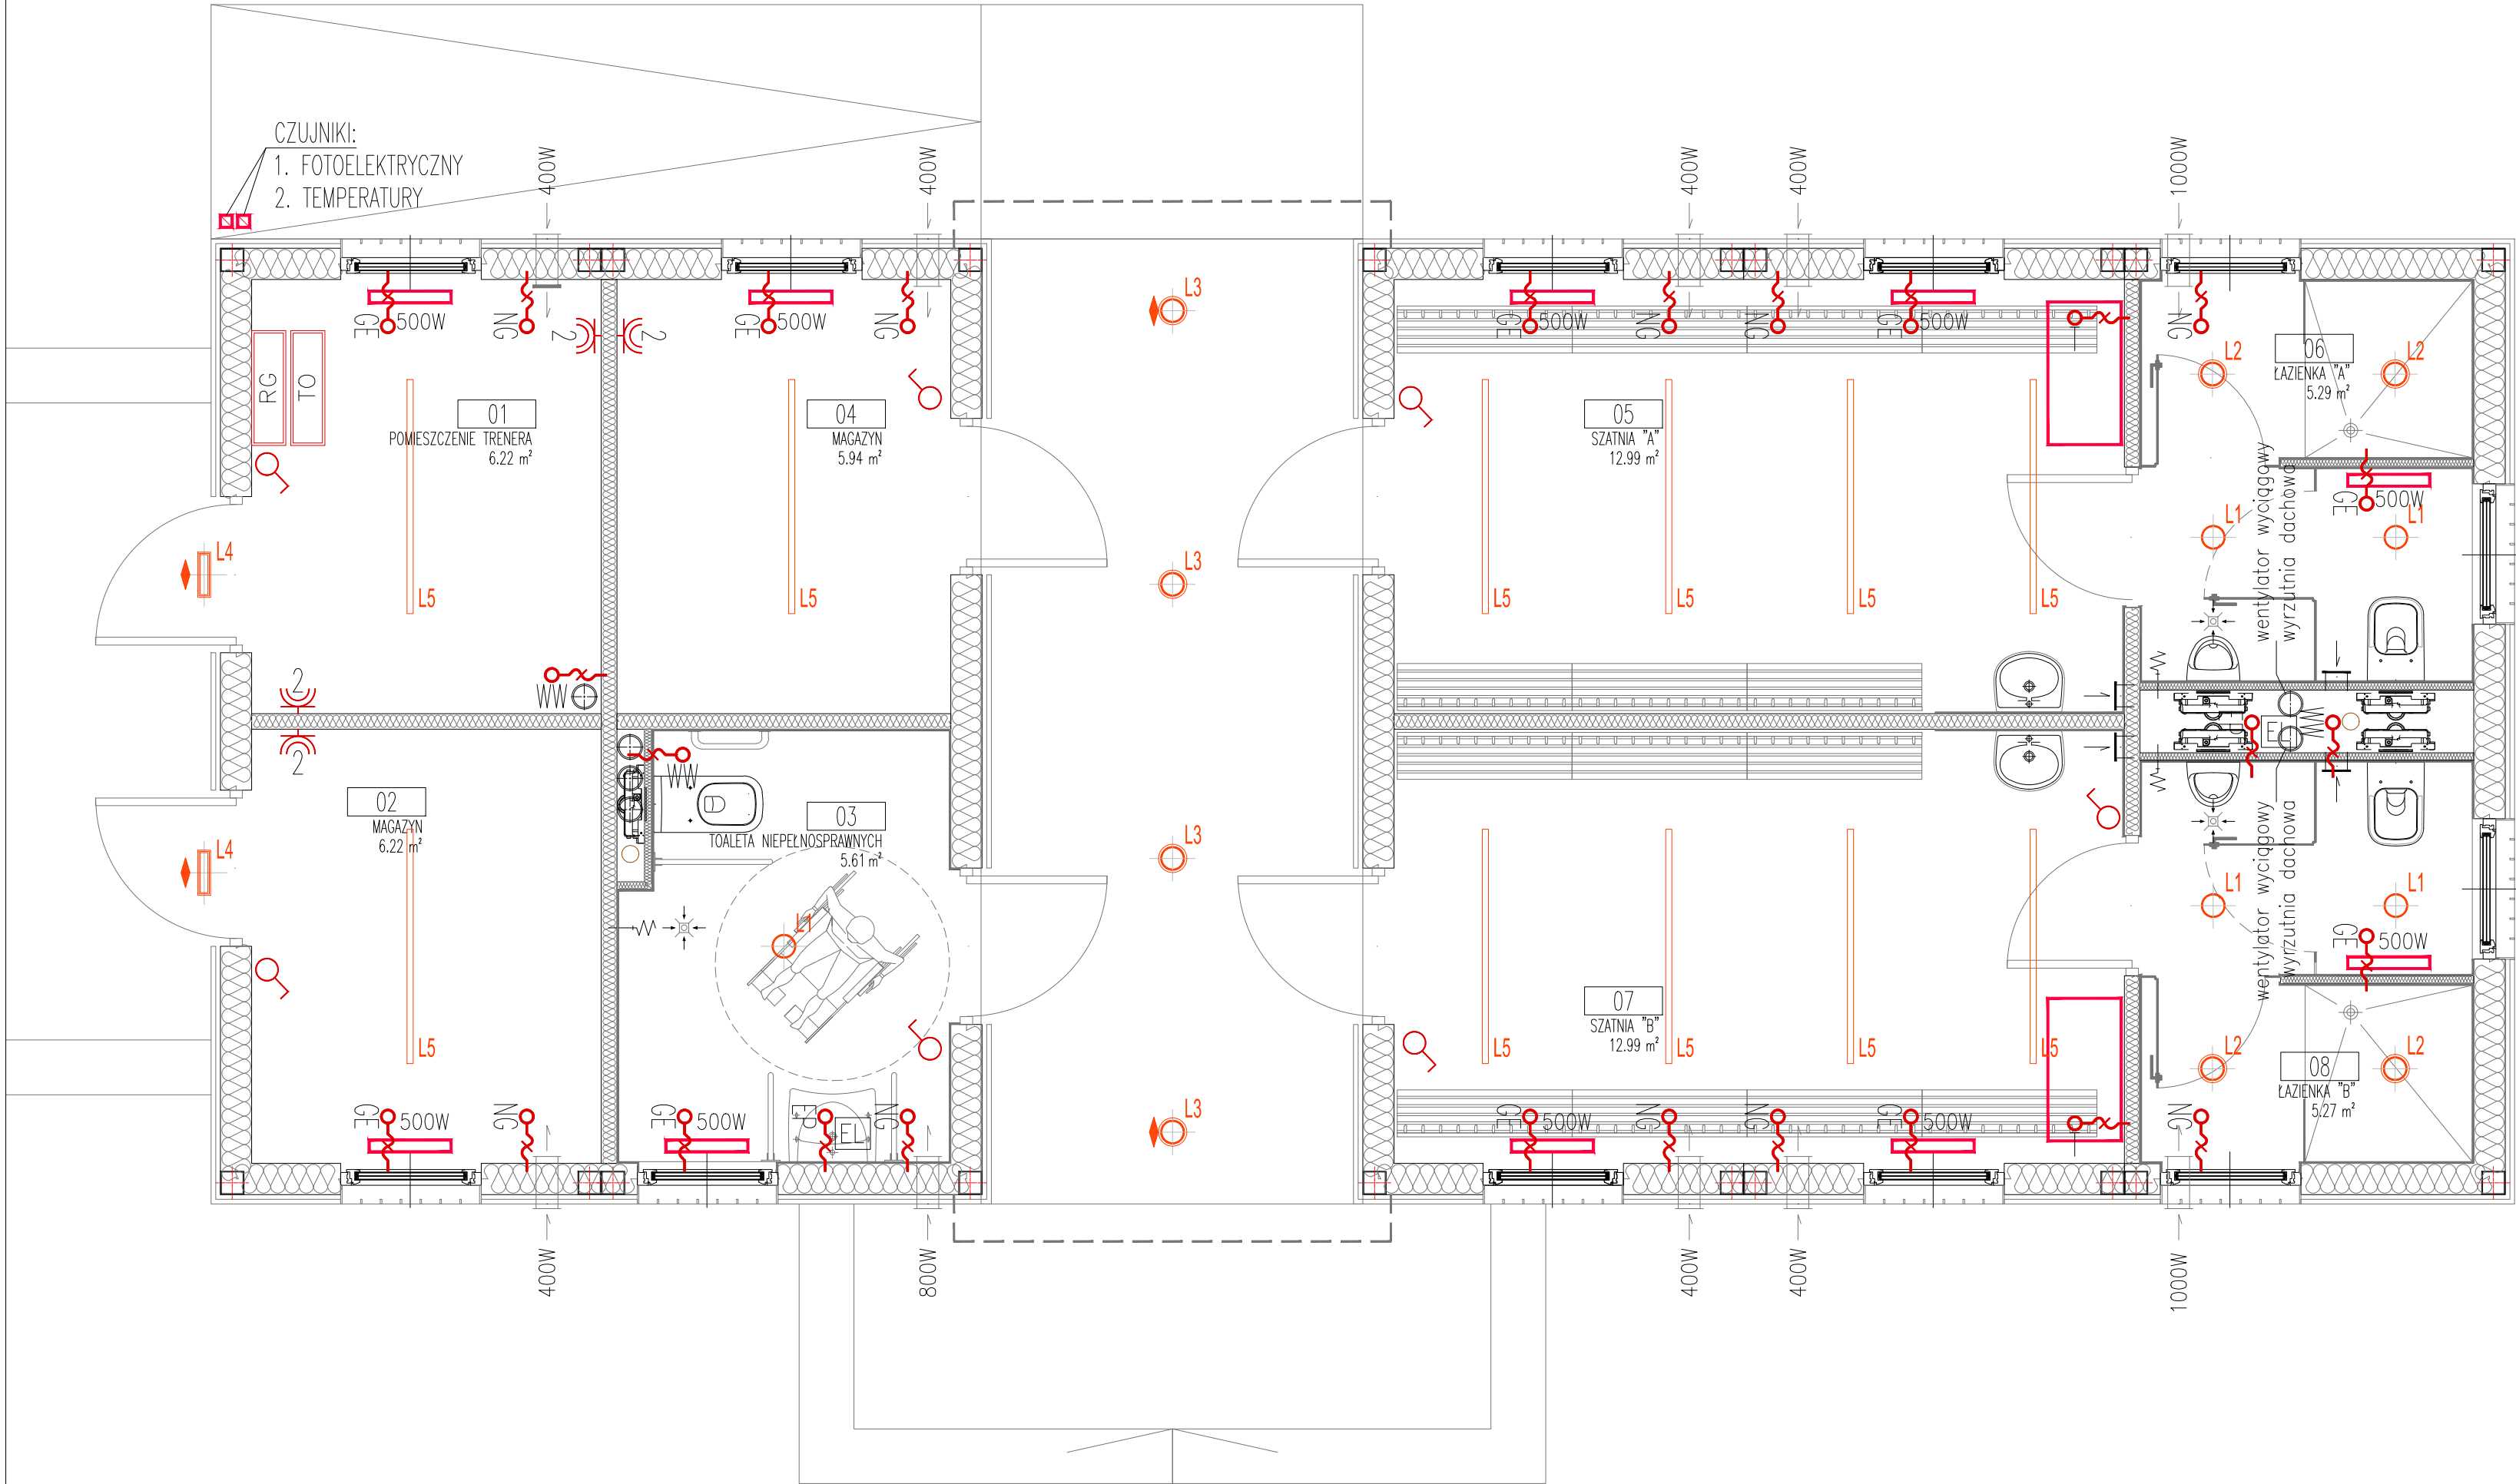

 





 
 






(594x297mm)



OZNACZENIE	OPIS
	GNIAZDO WTYKOWE JEDNOFAZOWE PODWÓJNE Z WTYKIEM OCHRONNYM, OŚ 0.30m NAD POSADZKĄ
	ŁĄCZNIK 1-BIEGUNOWY, OŚ 1.3m NAD POSADZKĄ
	OPRAWA SUFITOWA PUNKTOWA OKRĄGLA
	OPRAWA SUFITOWA PUNKTOWA, OKRĄGLA IP44
	OPRAWA SUFITOWA PUNKTOWA OKRĄGLA IP44 Z CZUJNIKIEM RUCHU
	OPRAWA ŚCIENNA PROSTOKĄTNA IP44 Z CZUJNIKIEM RUCHU
	OPRAWA SUFITOWA, LINIOWA, LED, HERMETYCZNA, L=150cm
	WYPUST KABLOWY JEDNOFAZOWY DO ZASILNIA GRZĄZEK NAWIEWIETRZAKÓW ŚCIENNYCH H=2.4m NAD POSADZKĄ
	WYPUST KABLOWY JEDNOFAZOWY DO ZASILNIA GRZEJNIKÓW PANELOWYCH NAŚCIENNYCH H=0.4m NAD POSADZKĄ
	WYPUST KABLOWY JEDNOFAZOWY DO ZASILNIA WENTYLATORÓW WYCIĄGOWYCH H=2.4m NAD POSADZKĄ
	WYPUST KABLOWY JEDNOFAZOWY DO ZASILNIA PODGRZEWACZY PRZEPŁYWOWYCH PODUMYWALKOWYCH H=0.6m NAD POSADZKĄ
	WYPUST KABLOWY JEDNOFAZOWY DO ZASILNIA POJEMNOŚCIOWYCH PODGRZEWACZY WODY H=2.4m NAD POSADZKĄ
<div>RG</div>	ROZDZIELNICA GŁÓWNA
<div>TO</div>	ROZDZIELNICA OŚWIETLENIA – DO ODTWORZENIA PO DEMONTAŻU

INWESTOR	GMINA LUBICZ ul. Toruńska 21, 87-162 Lubicz		
NAZWA I ADRES	Budowa budynku zaplecza szatniowo-sanitarnego przy boisku szkoły podstawowej w Lubicz Górnym na działce 041504_2.0011.461/2 wraz z rozbiorą kolidujących obiektów budowlanych		
JEDNOSTKA PROJEKTOWANIA	RDV ARCHITEKCI MICHAŁ RADWAŃSKI Toruń, ul. Podchorążych 10/19, +48 600 235 945 biuro@rdvarchitekci.pl 		
PROJEKTANT:	Miroslaw Radomski uprawnienia budowlane w specjalności instalacyjno-inżynierskiej nr UAN-N-V/85/10/85		
BRANŻA	INSTALACJE ELEKTRYCZNE	TOM/ROZDZIAŁ	SKALA 1:35
STADIUM	PROJEKT TECHNICZNY	NR RYS. E-01	DATA 20.03.2024
INSTALACJE ELEKTRYCZNE - RZUT			
TYTUŁ RYSUNKU	STRONA		