


# PROJEKT ZAGOSPODAROWANIA TERENU

## SKALA 1:500

Mapa sytuacyjno - wysokościowa  
do celów projektowych  
skala 1:500  
Grębocin gm. Lubicz

m.z.o.s.355.144.202  
KERG 2343/2008

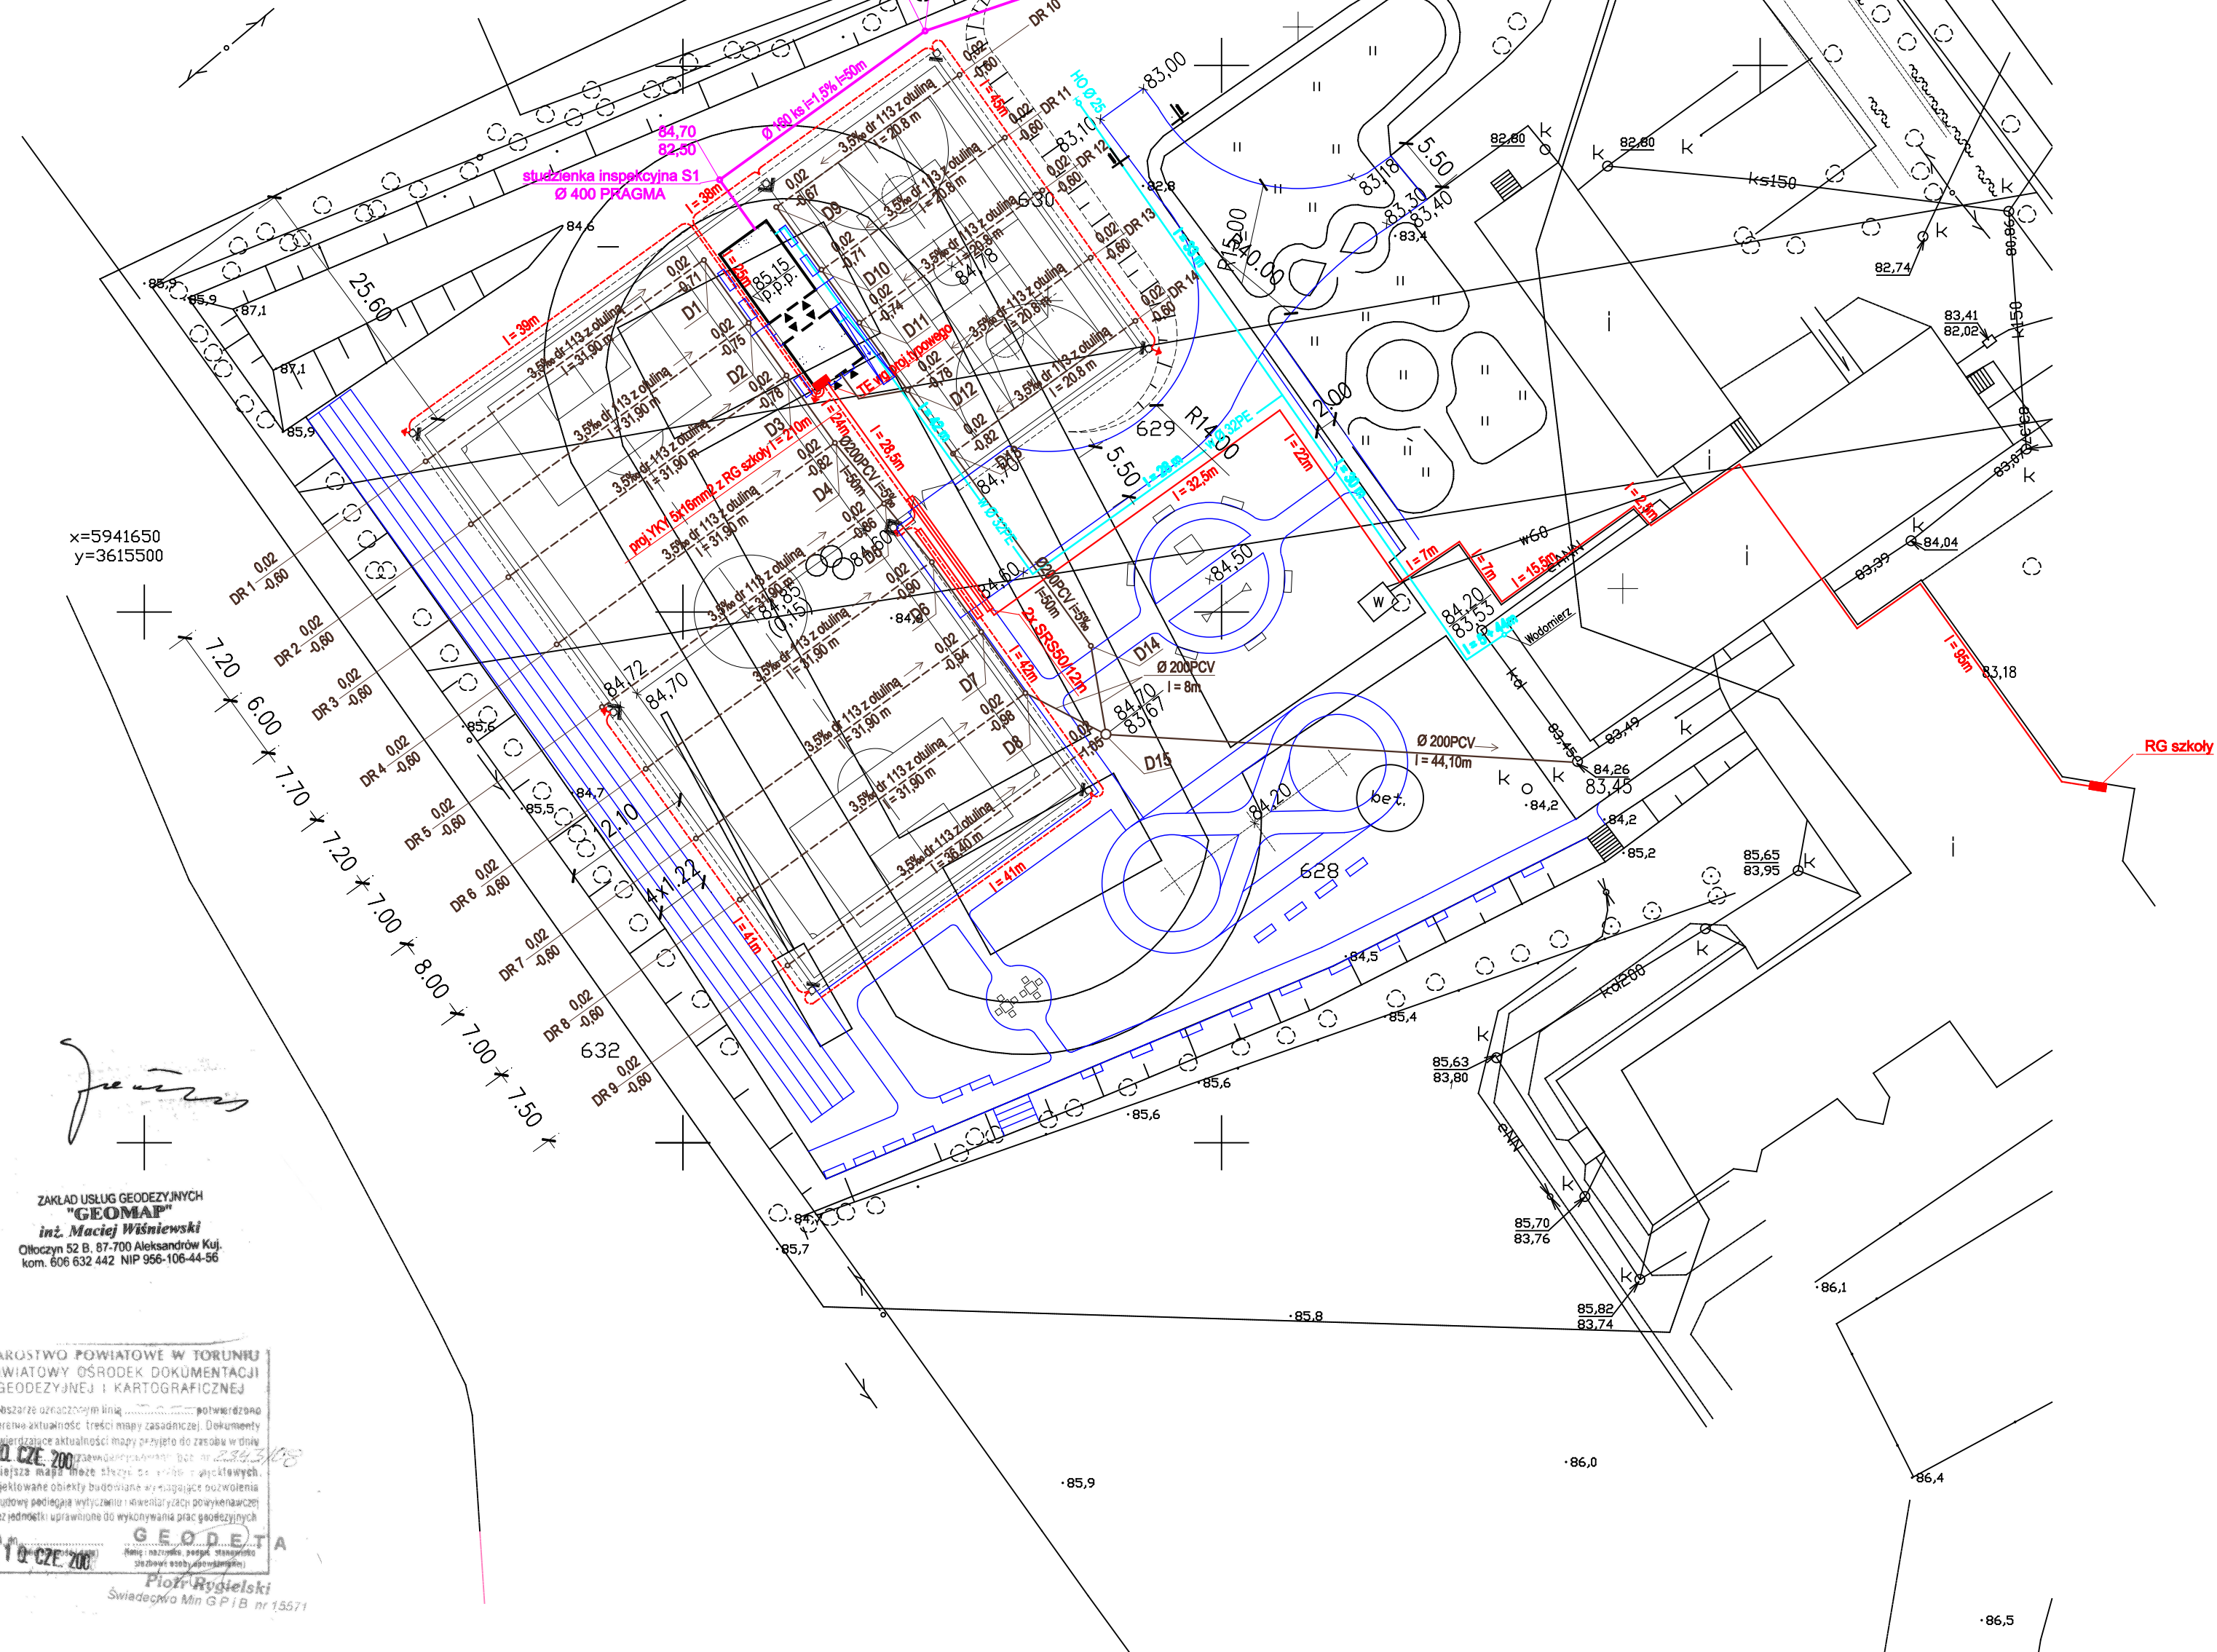

### LEGENDA:

- budynek sanitarno-szatniowy
- boisko do piłki nożnej z trawy syntetycznej o parametrach podanych w opisie pkt. 4a na macie z granulatu gumowego grub 10 mm i warstwach podbudowy wg projektu typowego tj. warstwie wyrównawczej z mialu kamiennego frakcji 0-4 mm grub. 4 cm, warstwie klinującej z kruszywa kamiennego frakcji 0-31,5 mm grub. 5 cm, warstwie konstrukcyjnej z kruszywa kamiennego frakcji 31,5-63 mm grub. 10 cm warstwie odsączającej z piasku lub pospółki grub. 10 cm
- boisko do koszykówki i siatkówki o nawierzchni poliuretanowej EPDM=10 mm, N=12 mm, 2S=15 mm, warstwie nośnej z granulatu gumowego + żwir o grub. 35 mm i warstwach podbudowy wg. projektu typowego tj. na warstwach kruszyw (bez mialu)
- komunikacja przy budynku sanitarno-szatniowym z kostki betonowej na podbudowie z kruszyw jak w boisku do piłki nożnej (bez mialu)
- nawierzchnia drogi dojazdowej z kostki betonowej grub. 8 cm w kolorze szarym na podsypce cem.piaskowej grub. 5 cm podbudowie z tłucznia twardego melafirowego w dwóch warstwach, dolna Ø 0-31,5 mm grub. 10 cm, górna Ø 31,5-63 mm grub. 20 cm i warstwie odsączającej z piasku grub. 15 cm
- trawniki
- wysowana biegnia, chodniki, tor dla łyżworolek, plac zabaw nie są przedmiotem projektu
- kabel oświetleniowy YKY 5x6 mm<sup>2</sup>
- kabel zasilający budynek sanitarno-szatniowy 5x16mm<sup>2</sup>
- kanalizacja sanitarna Ø 160 mm PVC
- rura drenarska z otuliną z włókna kokosowego Ø 113 mm
- kanalizacja drenarska kd 200 PCV
- wodociąg Ø 32 mm
- hydrant ogrodowy
- × 84,60 - rzędne projektowane
- × 82,20 - rzędne istniejące
- ławki bez oparcia
- schody terenowe
- projektowana skarpa
- miejsce na kontener z odpadkami

| PROJEKT ZAGOSPODAROWANIA TERENU PLANSA ZBIORCZA                 |                                          |                                                                                                                    |
|-----------------------------------------------------------------|------------------------------------------|--------------------------------------------------------------------------------------------------------------------|
| UZBROJENIA TERENU                                               |                                          |                                                                                                                    |
| USŁUGI PROJEKTOWE w BUDOWNICTWIE                                |                                          |                                                                                                                    |
| Maciej Michalski - Toruń, Szosa Chełmińska 134 <sup>A</sup> /16 |                                          |                                                                                                                    |
| OBJEKT:                                                         | "ORLIK 2012" w Grębocinie<br>ul.Szkoła 4 | NAZWA RYSUNKU:<br>Projekt zagospodarowania plansza zbiorcza uszbr. terenu                                          |
| OBJEKT:                                                         |                                          | PROJEKTANT:                                                                                                        |
| INWESTOR:                                                       |                                          | Inż. H. Michalska<br>specjalności: konstrukcyjno-inżynierska<br>nr upr. BO-RN-V/131/TO/83                          |
|                                                                 |                                          | mgr inż. B. Tęszarz<br>specjalności: instalacyjno-inżynierska<br>nr upr. UAN-IV/8346/28/TO/87<br>GP I.7342/44/TO/9 |
| BRANŻA:                                                         |                                          | mgr inż. M. Zielińska<br>specjalności: instalacyjno-inżynierska<br>nr upr. BR-RW-V/160/TO/81-82                    |
| drogi i mała architektura<br>wod-kan<br>branża elektryczna      |                                          |                                                                                                                    |
| STADIUM: projekt budowlany                                      |                                          |                                                                                                                    |
| DATA:                                                           | VI.2008 r.                               | SKALA: 1 : 500 RYS. NR 1                                                                                           |