


PROJEKT ZAGOSPODAROWANIA TERENU

SKALA 1:500

Mapa sytuacyjno - wysokościowa
do celów projektowych
skala 1:500
Grębocin gm. Lubicz

m.zo.s.355.144.202
KERG 2343/2008

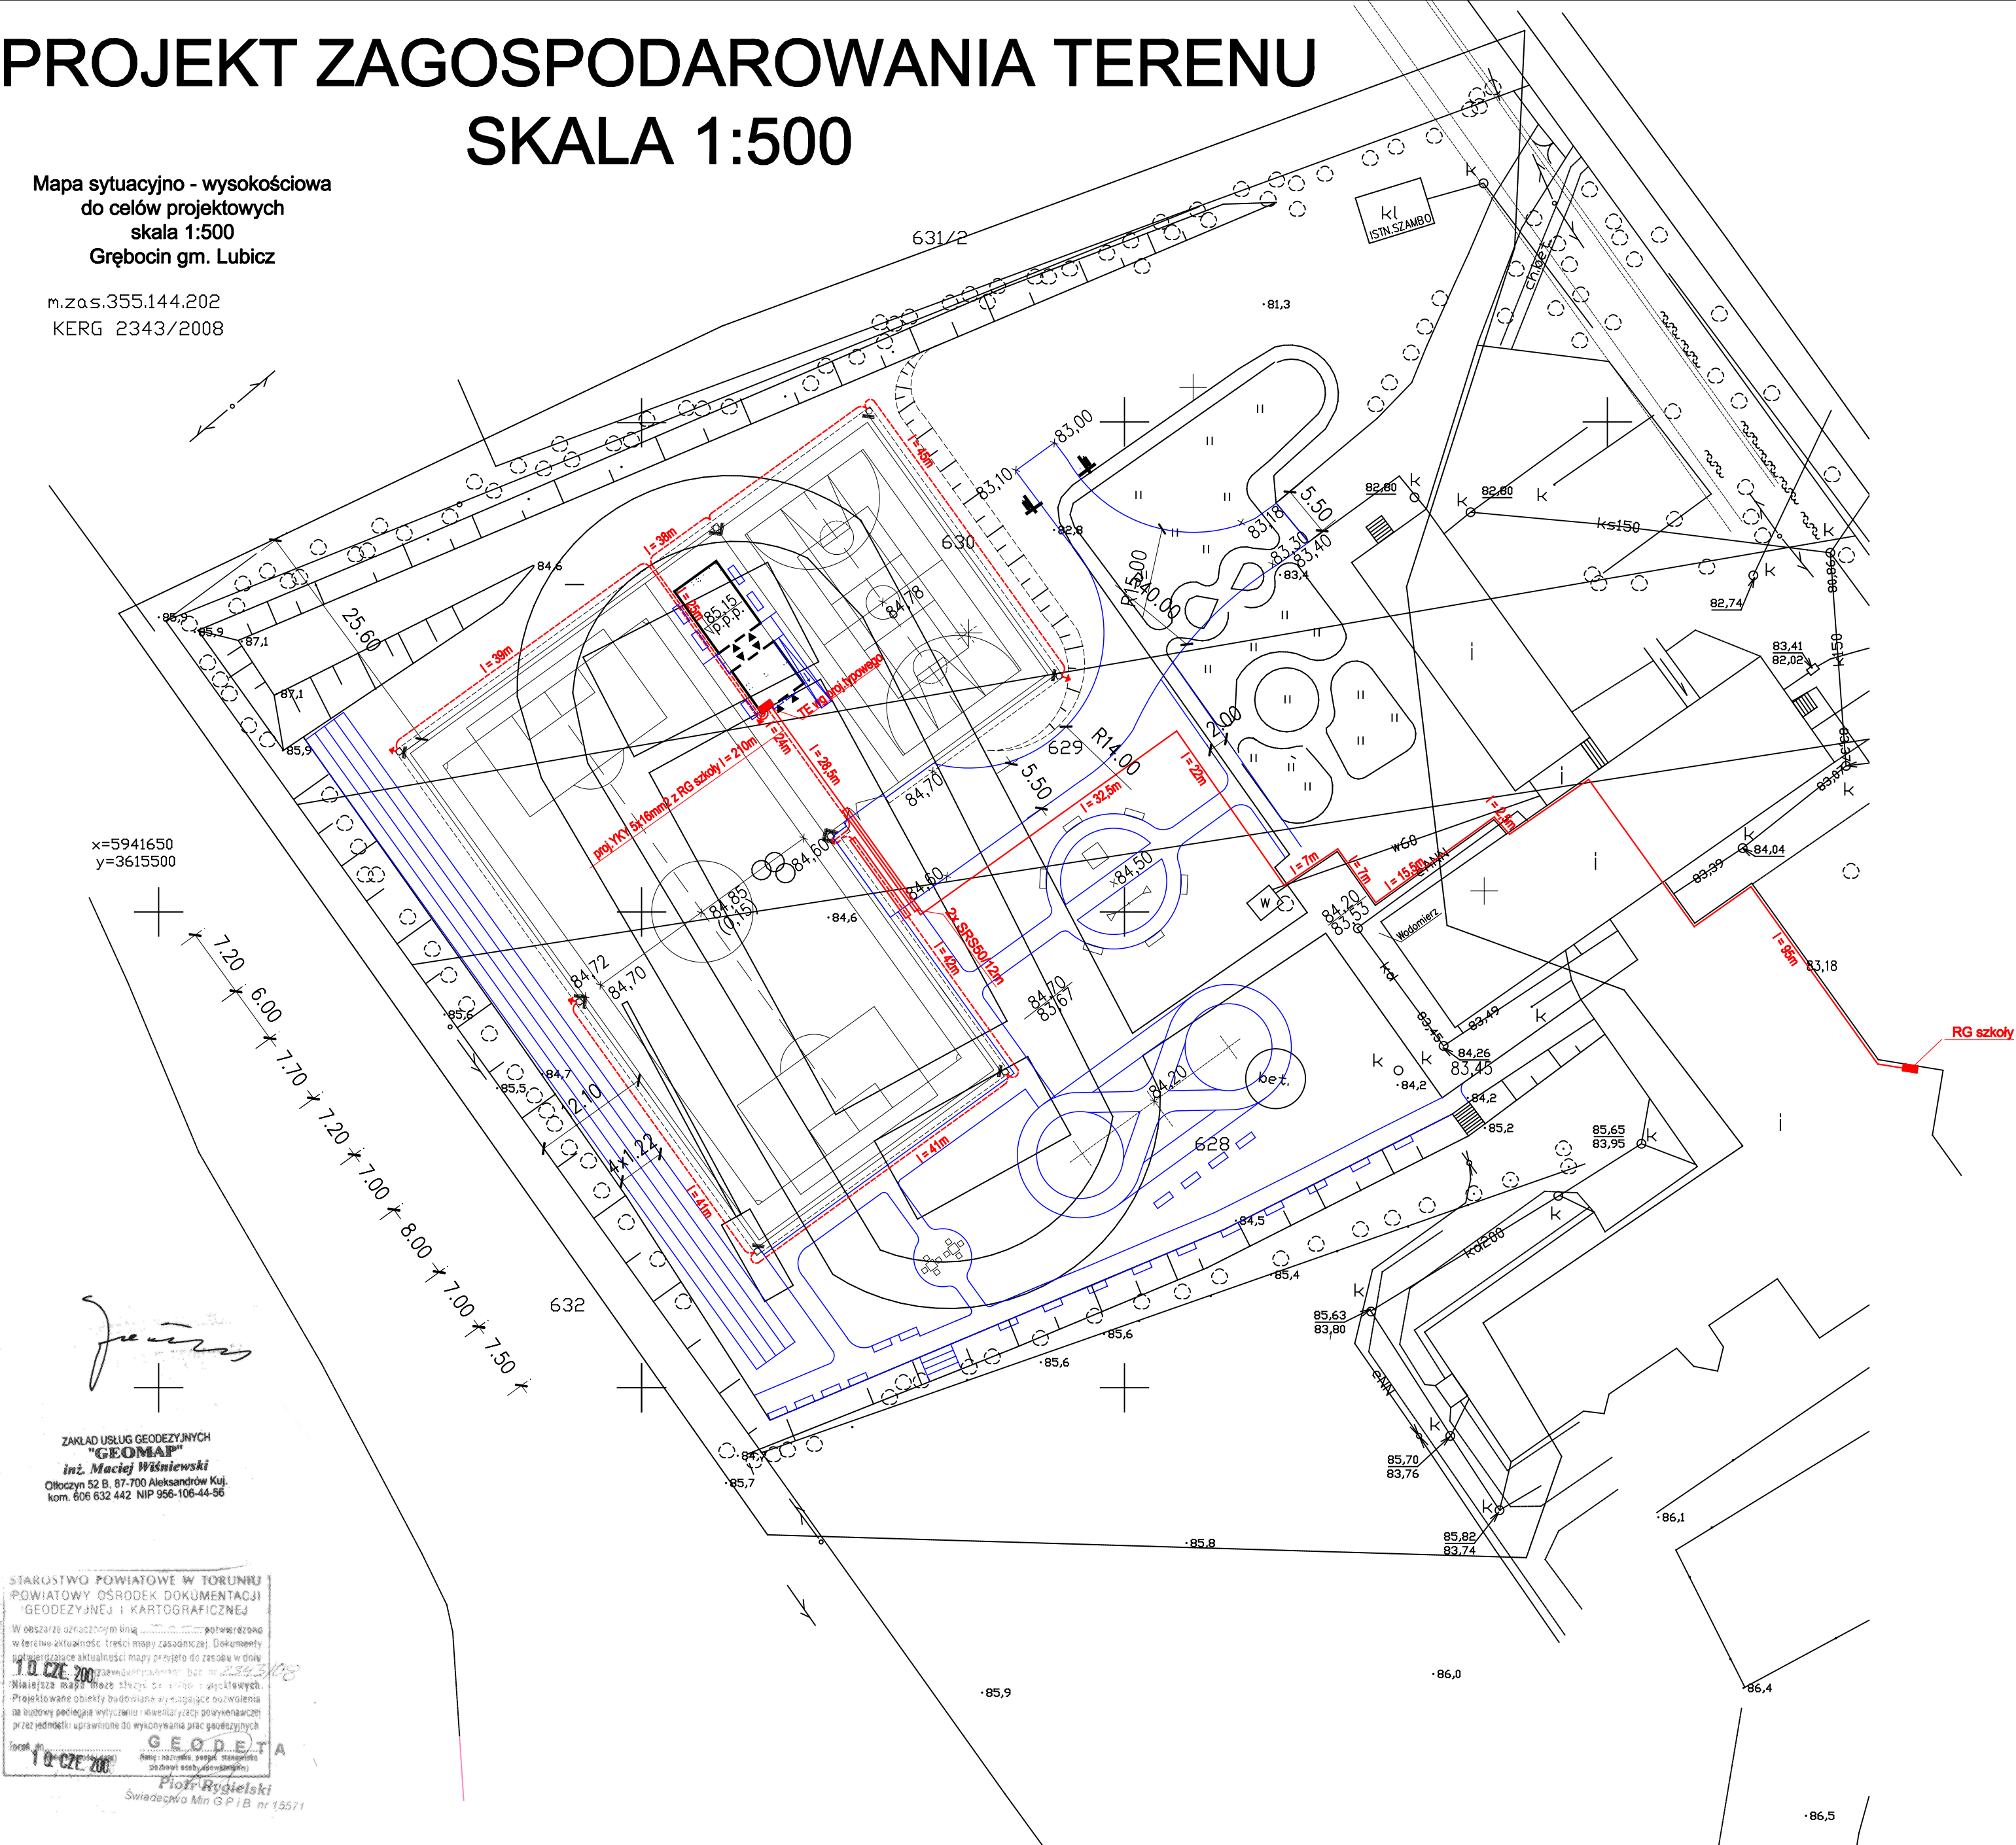

LEGENDA:

- budynek sanitarno-szatniowy
- boisko do piłki nożnej z trawy syntetycznej o parametrach podanych w opisie pkt. 4a na macie z granulatu gumowego grub 10 mm i warstwach podbudowy wg projektu typowego tj.
warstwie wyrównawczej z miału kamiennego frakcji 0-4 mm grub. 4 cm,
warstwie klinującej z kruszywa kamiennego frakcji 0-31,5 mm grub. 5 cm,
warstwie konstrukcyjnej z kruszywa kamiennego frakcji 31,5-63 mm grub. 10 cm
warstwie odsączającej z piasku lub pospółki grub. 10 cm
- boisko do koszykówki i siatkówki o nawierzchni poliuretanowej EPDM=10 mm, N=12 mm, 2S=15 mm,
warstwie nośnej z granulatu gumowego + żwir o grub. 35 mm i warstwach podbudowy wg. projektu typowego tj. na warstwach kruszyw (bez miału)
- komunikacja przy budynku sanitarno-szatniowym z kostki betonowej na podbudowie z kruszyw jak w boisku do piłki nożnej (bez miału)
- nawierzchnia drogi dojazdowej z kostki betonowej grub. 8 cm w kolorze szarym na podsypce cem.piaskowej grub. 5 cm podbudowie z tłucznia twardego melafirowego w dwóch warstwach, dolna Ø 0-31,5 mm grub. 10 cm, góma Ø 31,5-63 mm grub. 20 cm i warstwie odsączającej z piasku grub. 15 cm
- trawniki
- wysowana bieźnia, chodniki, tor dla łyżworolek, plac zabaw nie są przedmiotem projektu
- kabel oświetleniowy YKY 5x6 mm²
- kabel zasilający budynek sanitarno-szatniowy 5x16mm²
- kanalizacja sanitarna Ø 160 mm PVC
- rura drenarska z otuliną z włókna kokosowego Ø 113 mm
- kanalizacja drenarska kd 200 PCV
- wodociąg Ø 32 mm
- hydrant ogrodowy
- × 84,60 - rzędne projektowane
- × 82,20 - rzędne istniejące
- ławki bez oparcia
- schody terenowe
- projektowana skarpa
- miejsce na kontener z odpadkami

ZAKŁAD USŁUG GEODEZYJNYCH
"GEOMAP"
inż. Maciej Wiśniewski
Olioczyn 52 B, 87-700 Aleksandrów Kuj.
kom. 606 632 442 NIP 956-106-44-56

STAROSTWO POWIATOWE W TORUNIU
POWIATOWY OŚRODEK DOKUMENTACJI
'GEODEZYJNEJ' I KARTOGRAFICZNEJ
W obszarze oznaczonym linią potwierdzono
w terenie aktualność treści mapy zasadniczej. Dokumenty
potwierdzające aktualność mapy przyległo do zasobu w dniu
10.02.2008
Właściciel mapy: Maciej Wiśniewski
Projektowane obiekty budowlane wyrażają poglądy
na budowę podległą wykonaniu i ewentualny podział
przez jednostki uprawnione do wykonywania prac geodezyjnych
Toruń 10.02.2008
Piotr Rogielski
Świadczy Min G P 1 B nr 15571

PROJEKT ZAGOSPODAROWANIA TERENU BRANŻA ELEKTROENERGETYCZNA		
OBIEKT:	USŁUGI PROJEKTOWE W BUDOWNICTWIE Maciej Michalski - Toruń, Szosa Chelmińska 134 ^A /16	
OBIEKT:	"ORLIK 2012" w Grębocinie ul. Szkolna 4	NAZWA RYSUNKU: Projekt zagospodarowania terenu branża elektroenergetyczna
INWESTOR:	Gmina Lubicz ul. Toruńska 21 87-162 Lubicz	PROJEKTANT: inż. H. Michalska specjalności: konstrukcyjno-inżynierska nr upr. BO-RN-V/131/TO/83 mgr inż. B. Tesarz specjalności: instalacyjno-inżynierska nr upr. UAN-IV/8348/28/TO/87 GP.1.7342/44/TO/9 mgr inż. M. Zielińska specjalności: instalacyjno-inżynierska nr upr. BR-RW-V/160/TO/81-82
BRANŻA:	drogi i mała architektura wod-kan branża elektryczna	
STADIUM:	projekt budowlany	
DATA:	VI.2008 r.	SKALA: 1 : 500 RYS. NR 3