


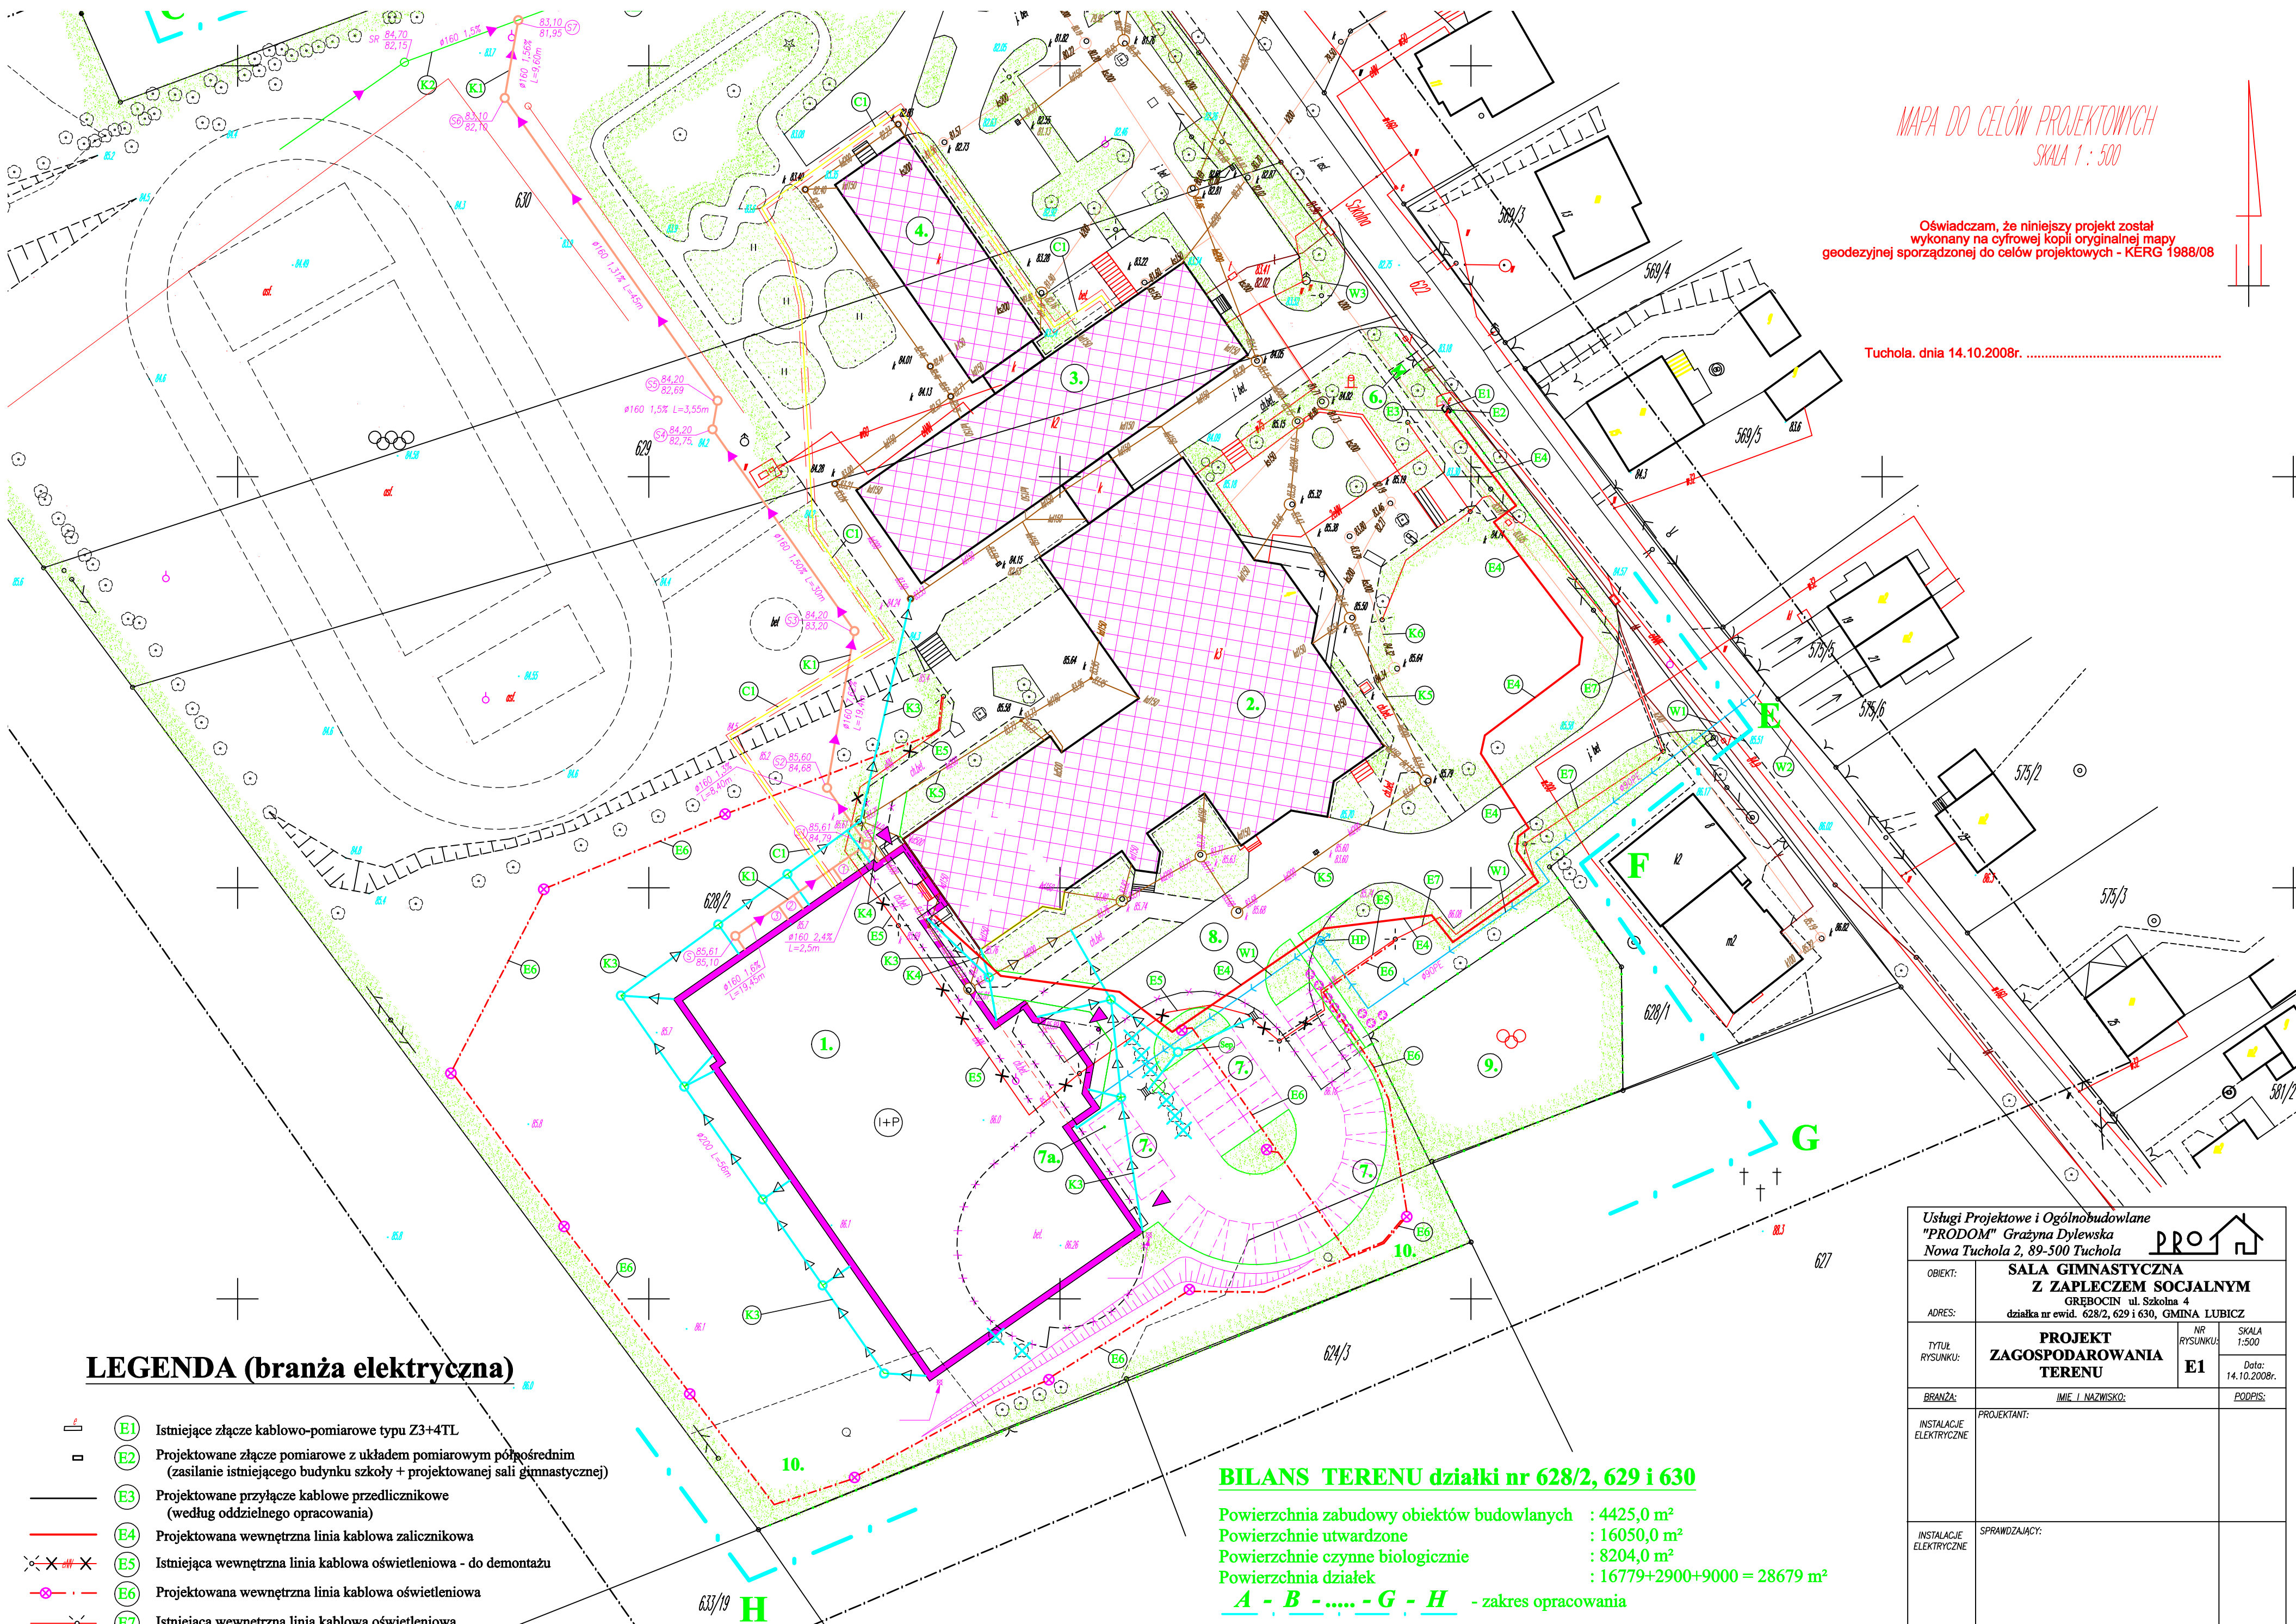

MAPA DO CELÓW PROJEKTOWYCH
SKALA 1 : 500

Oświadczam, że niniejszy projekt został
wykonany na cyfrowej kopii oryginalnej mapy
geodezyjnej sporządzonej do celów projektowych - KERG 1988/08

Tuchola, dnia 14.10.2008r.

LEGENDA (branża elektryczna)

- (E1) Istniejące złącze kablowo-pomiarowe typu Z3+4TL
- (E2) Projektowane złącze pomiarowe z układem pomiarowym pośrednim (zasilanie istniejącego budynku szkoły + projektowanej sali gimnastycznej)
- (E3) Projektowane przyłącze kablowe przedlicznikowe (według oddzielnego opracowania)
- (E4) Projektowana wewnętrzna linia kablowa zalicznikowa
- (E5) Istniejąca wewnętrzna linia kablowa oświetleniowa - do demontażu
- (E6) Projektowana wewnętrzna linia kablowa oświetleniowa
- (E7) Istniejąca wewnętrzna linia kablowa oświetleniowa

BILANS TERENU działki nr 628/2, 629 i 630

Powierzchnia zabudowy obiektów budowlanych : 4425,0 m²
Powierzchnie utwardzone : 16050,0 m²
Powierzchnie czynne biologiczne : 8204,0 m²
Powierzchnia działek : 16779+2900+9000 = 28679 m²
A - B - - G - H - zakres opracowania

Usługi Projektowe i Ogólnobudowlane "PRODOM" Grażyna Dylewska Nowa Tuchola 2, 89-500 Tuchola			
OBIEKT:	SALA GIMNASTYCZNA Z ZAPLECZEM SOCJALNYM		
ADRES:	GRĘBOCIN ul. Szkolna 4 działka nr ewid. 628/2, 629 i 630, GMINA LUBICZ		
TYTUL RYSUNKU:	PROJEKT ZAGOSPODAROWANIA TERENU	NR RYSUNKU: E1	SKALA 1:500 Data: 14.10.2008r.
BRANŻA:	IMIE I NAZWISKO:		PODPIS:
INSTALACJE ELEKTRYCZNE	PROJEKTANT:		
INSTALACJE ELEKTRYCZNE	SPRAWDZAJĄCY:		