


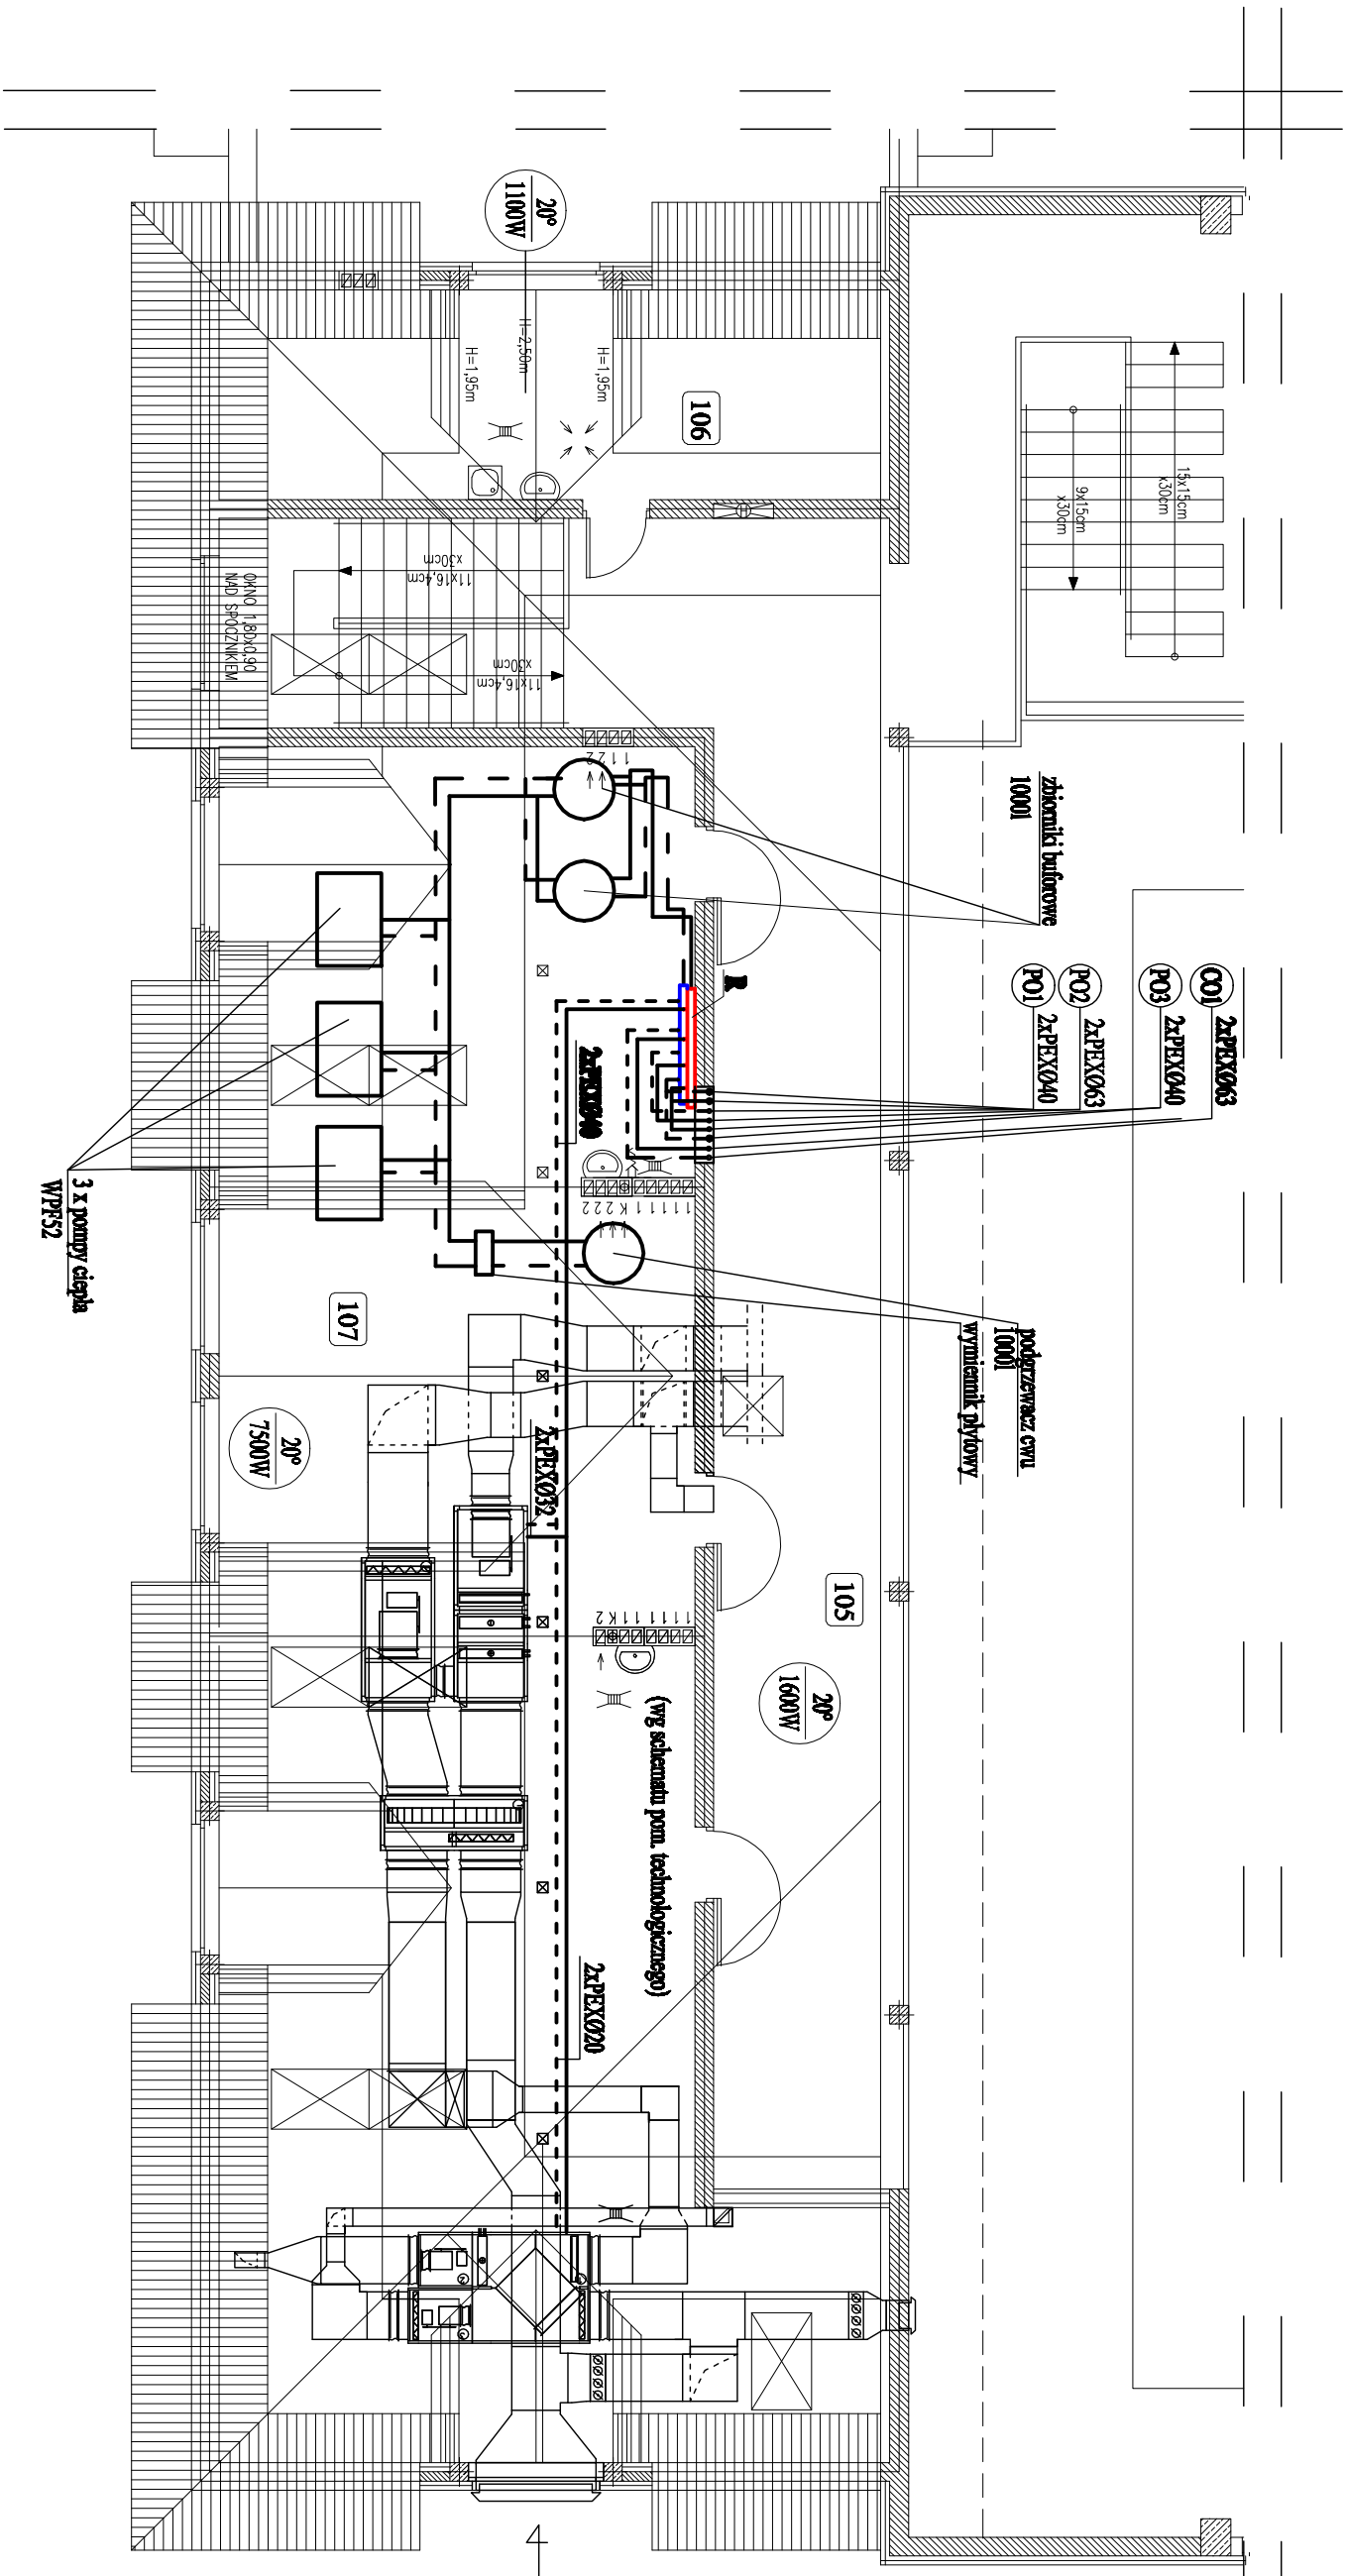

R- rozdzielacz

- Przewód zasilający ogrzewanie
- Przewód powrotny ogrzewania

20° Temperatura pomieszczenia
1000W Zapotrzebowanie na ciepło

- PO 1 - pion ogrzewania podłogowego 1 - sala gimnastyczna
- PO 2 - pion ogrzewania podłogowego 2 - pom. pozostałe
- PO 3 - pion ogrzewania podłogowego 3 - sala gimnastyczna
- CO 1 - pion ogrzewania grzejnikowego 1

Usługi Projektowe i Ogólnobudowlane "PRODOM" Grzegorz Dyliński Nowe Tuchola 2, 89-500 Tuchola				PRODOM	
OBIEKT:	SALA GIMNASTYCZNA Z ZAPLECZEM			NR	
ADRES:	Głogocin, ul. Wolności 62, 84-110 Głogocin			RSJUNKI:	
TYTUŁ RSJUNKI:	RZUT PIĘTRA - PRZEWODY ROZDZIELACZOWE OGRZEWANIA I CENTRAL WENTYLACYJNE			SKALA 1:100	
BRANŻA:	IMIE I NAZWISKO:			PW	PODPIS:
SAUTARNA	PROJEKTANT: mgr inż. ANDRZEJ NADOWSKI			Data:	
SAUTARNA	ASISTENT PROJEKTANTA: mgr inż. KALGORZATA SINGER			14.10.2008r.	
SAUTARNA	SPRAWDZAJĄCY: mgr inż. KALGORZATA SINGER			Data:	
SAUTARNA	mgr inż. KALGORZATA SINGER			14.10.2008r.	